


体育館 平面図

プール附属棟 平面図


符号	仕様	体育館	改修内容
FV-1K	天井隔 100φ	2	撤去

工事名	可児市立東明小学校トイレ大規模改造工事(Ⅱ期)		
種別	改修前 1階衛生設備図2	図面番号	M-08
縮尺	1/200	作成年月	令和6年10月
設計者	株式会社 廣建築設備設計		
氏名印	一級建築士 第311227号 野内雅仁		

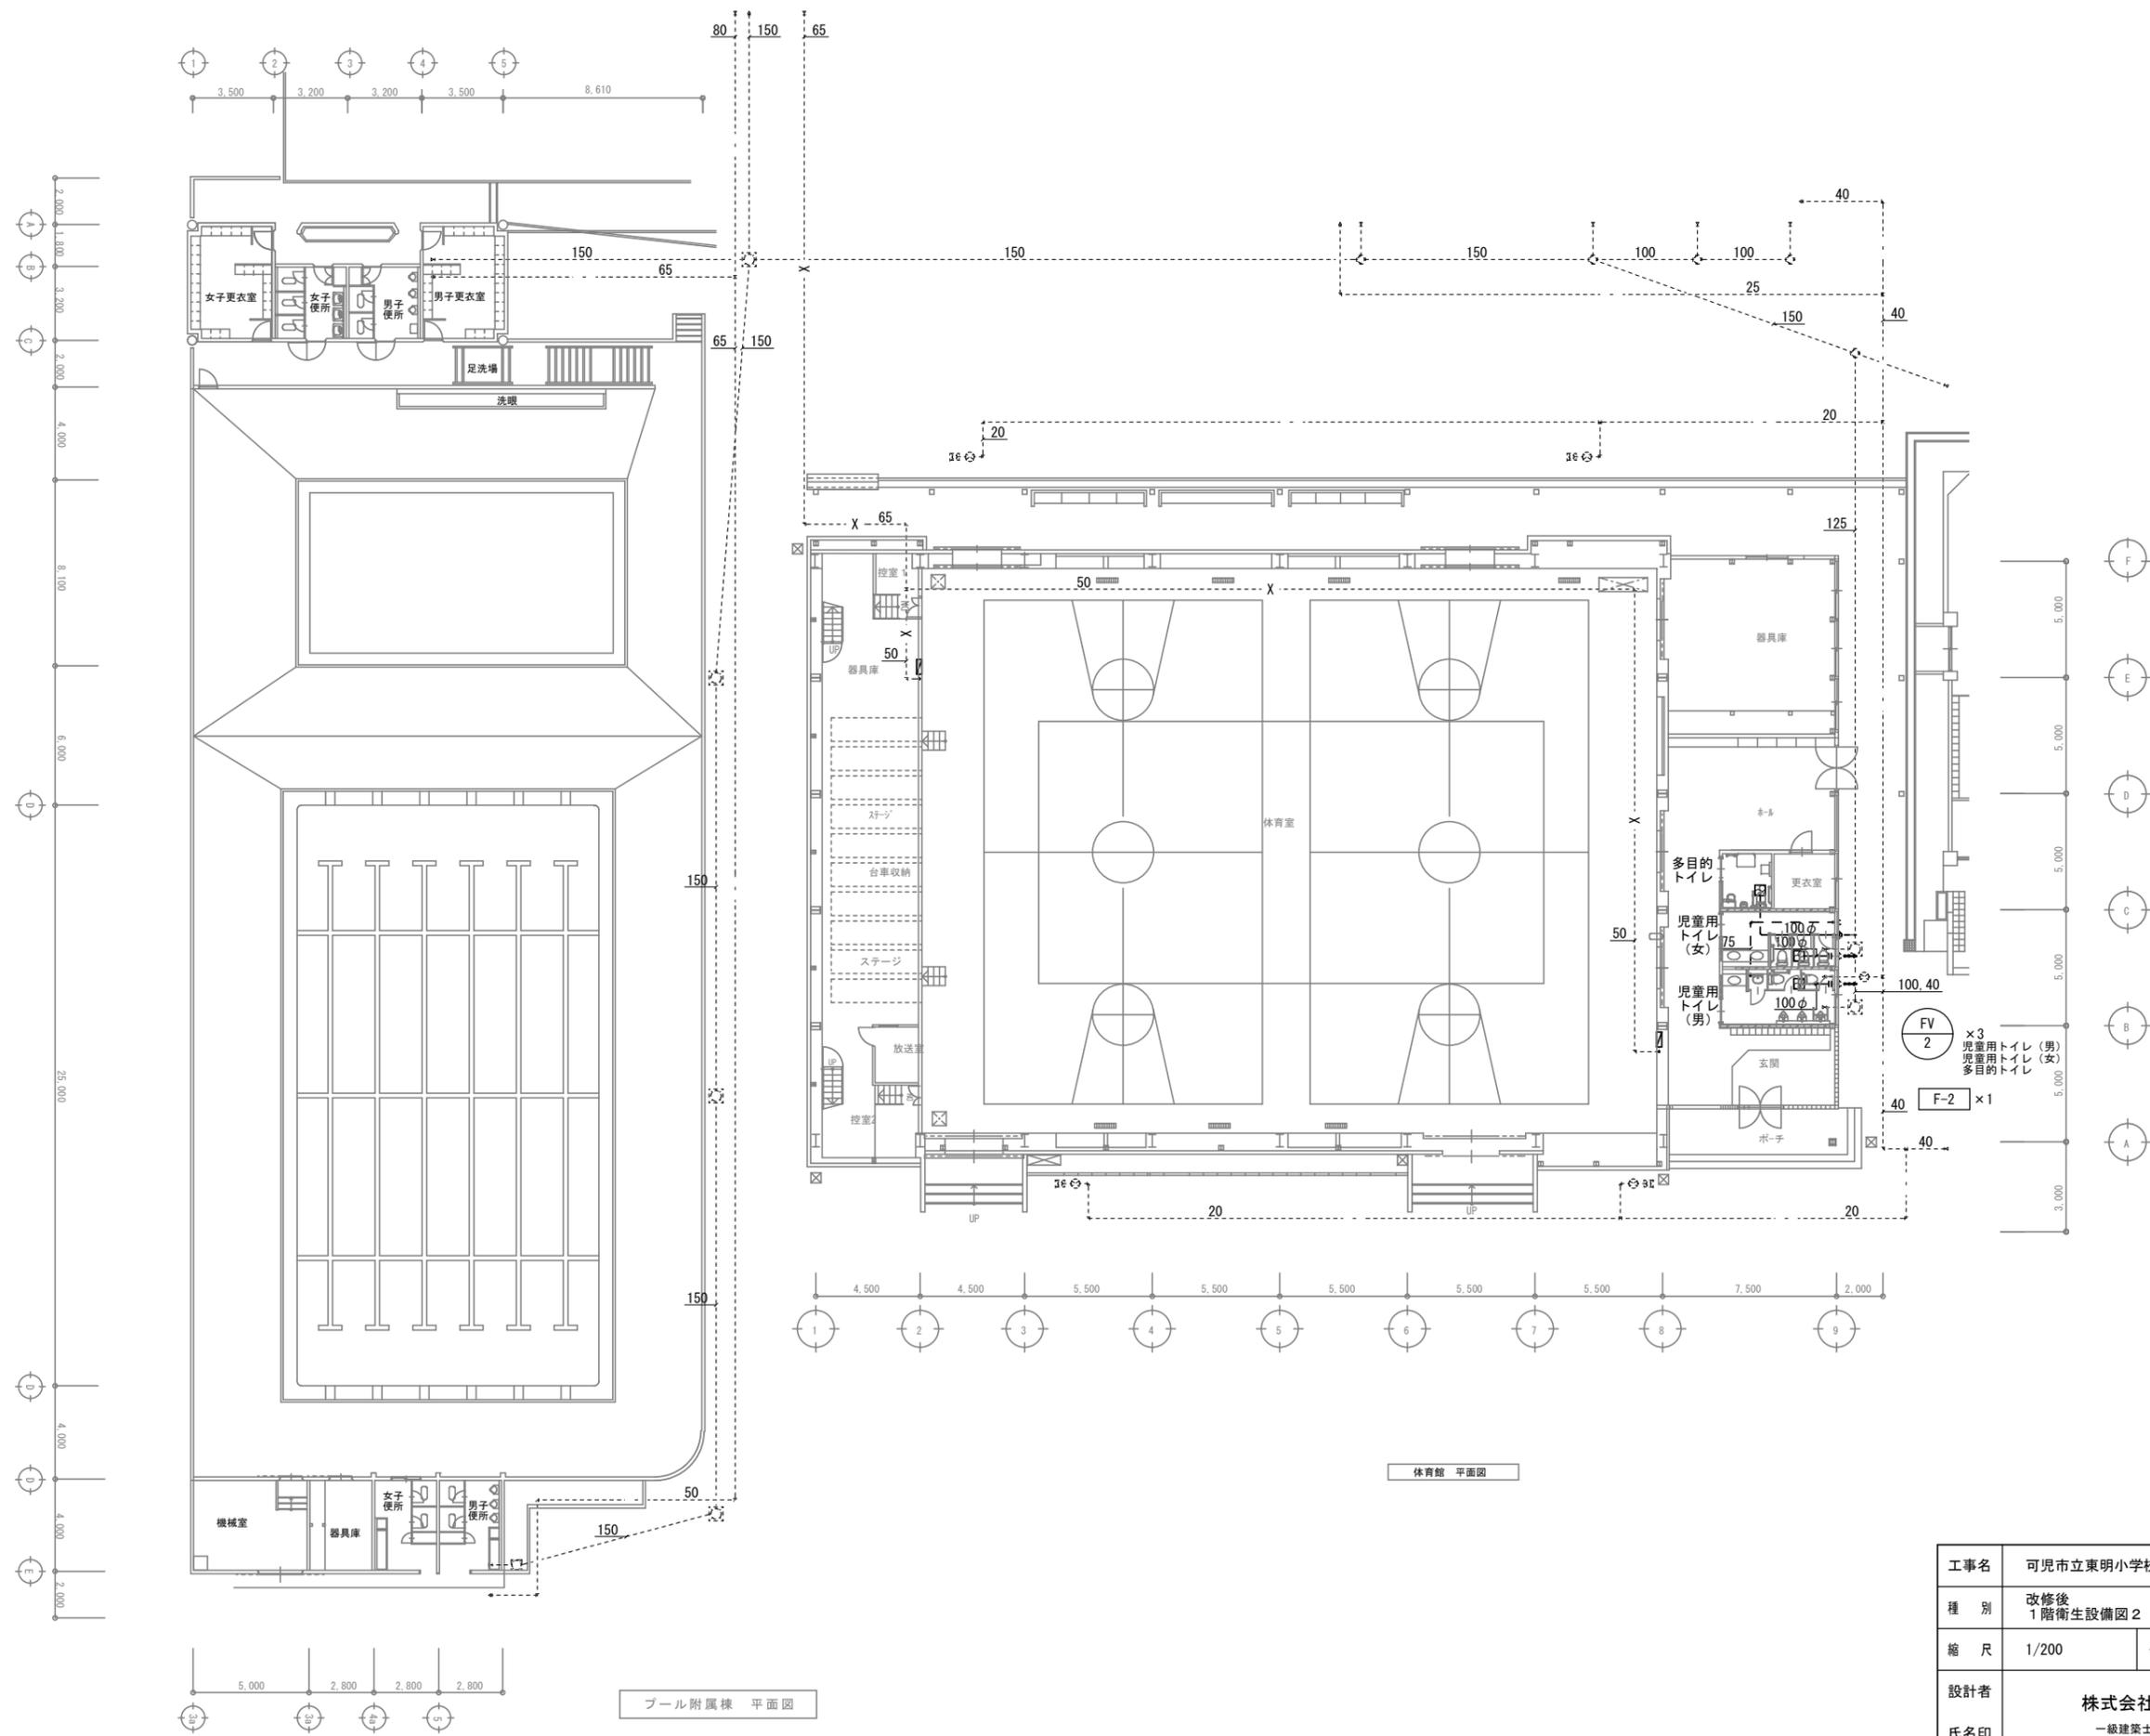

工事名	可児市立東明小学校トイレ大規模改造工事(Ⅱ期)		
種別	改修後 1階衛生設備図2	図面番号	M-09
縮尺	1/200	作成年月	令和6年10月
設計者 氏名印	株式会社 廣建築設備設計 一級建築士 第311227号 野内雅仁		

1 改修前 2階衛生設備図

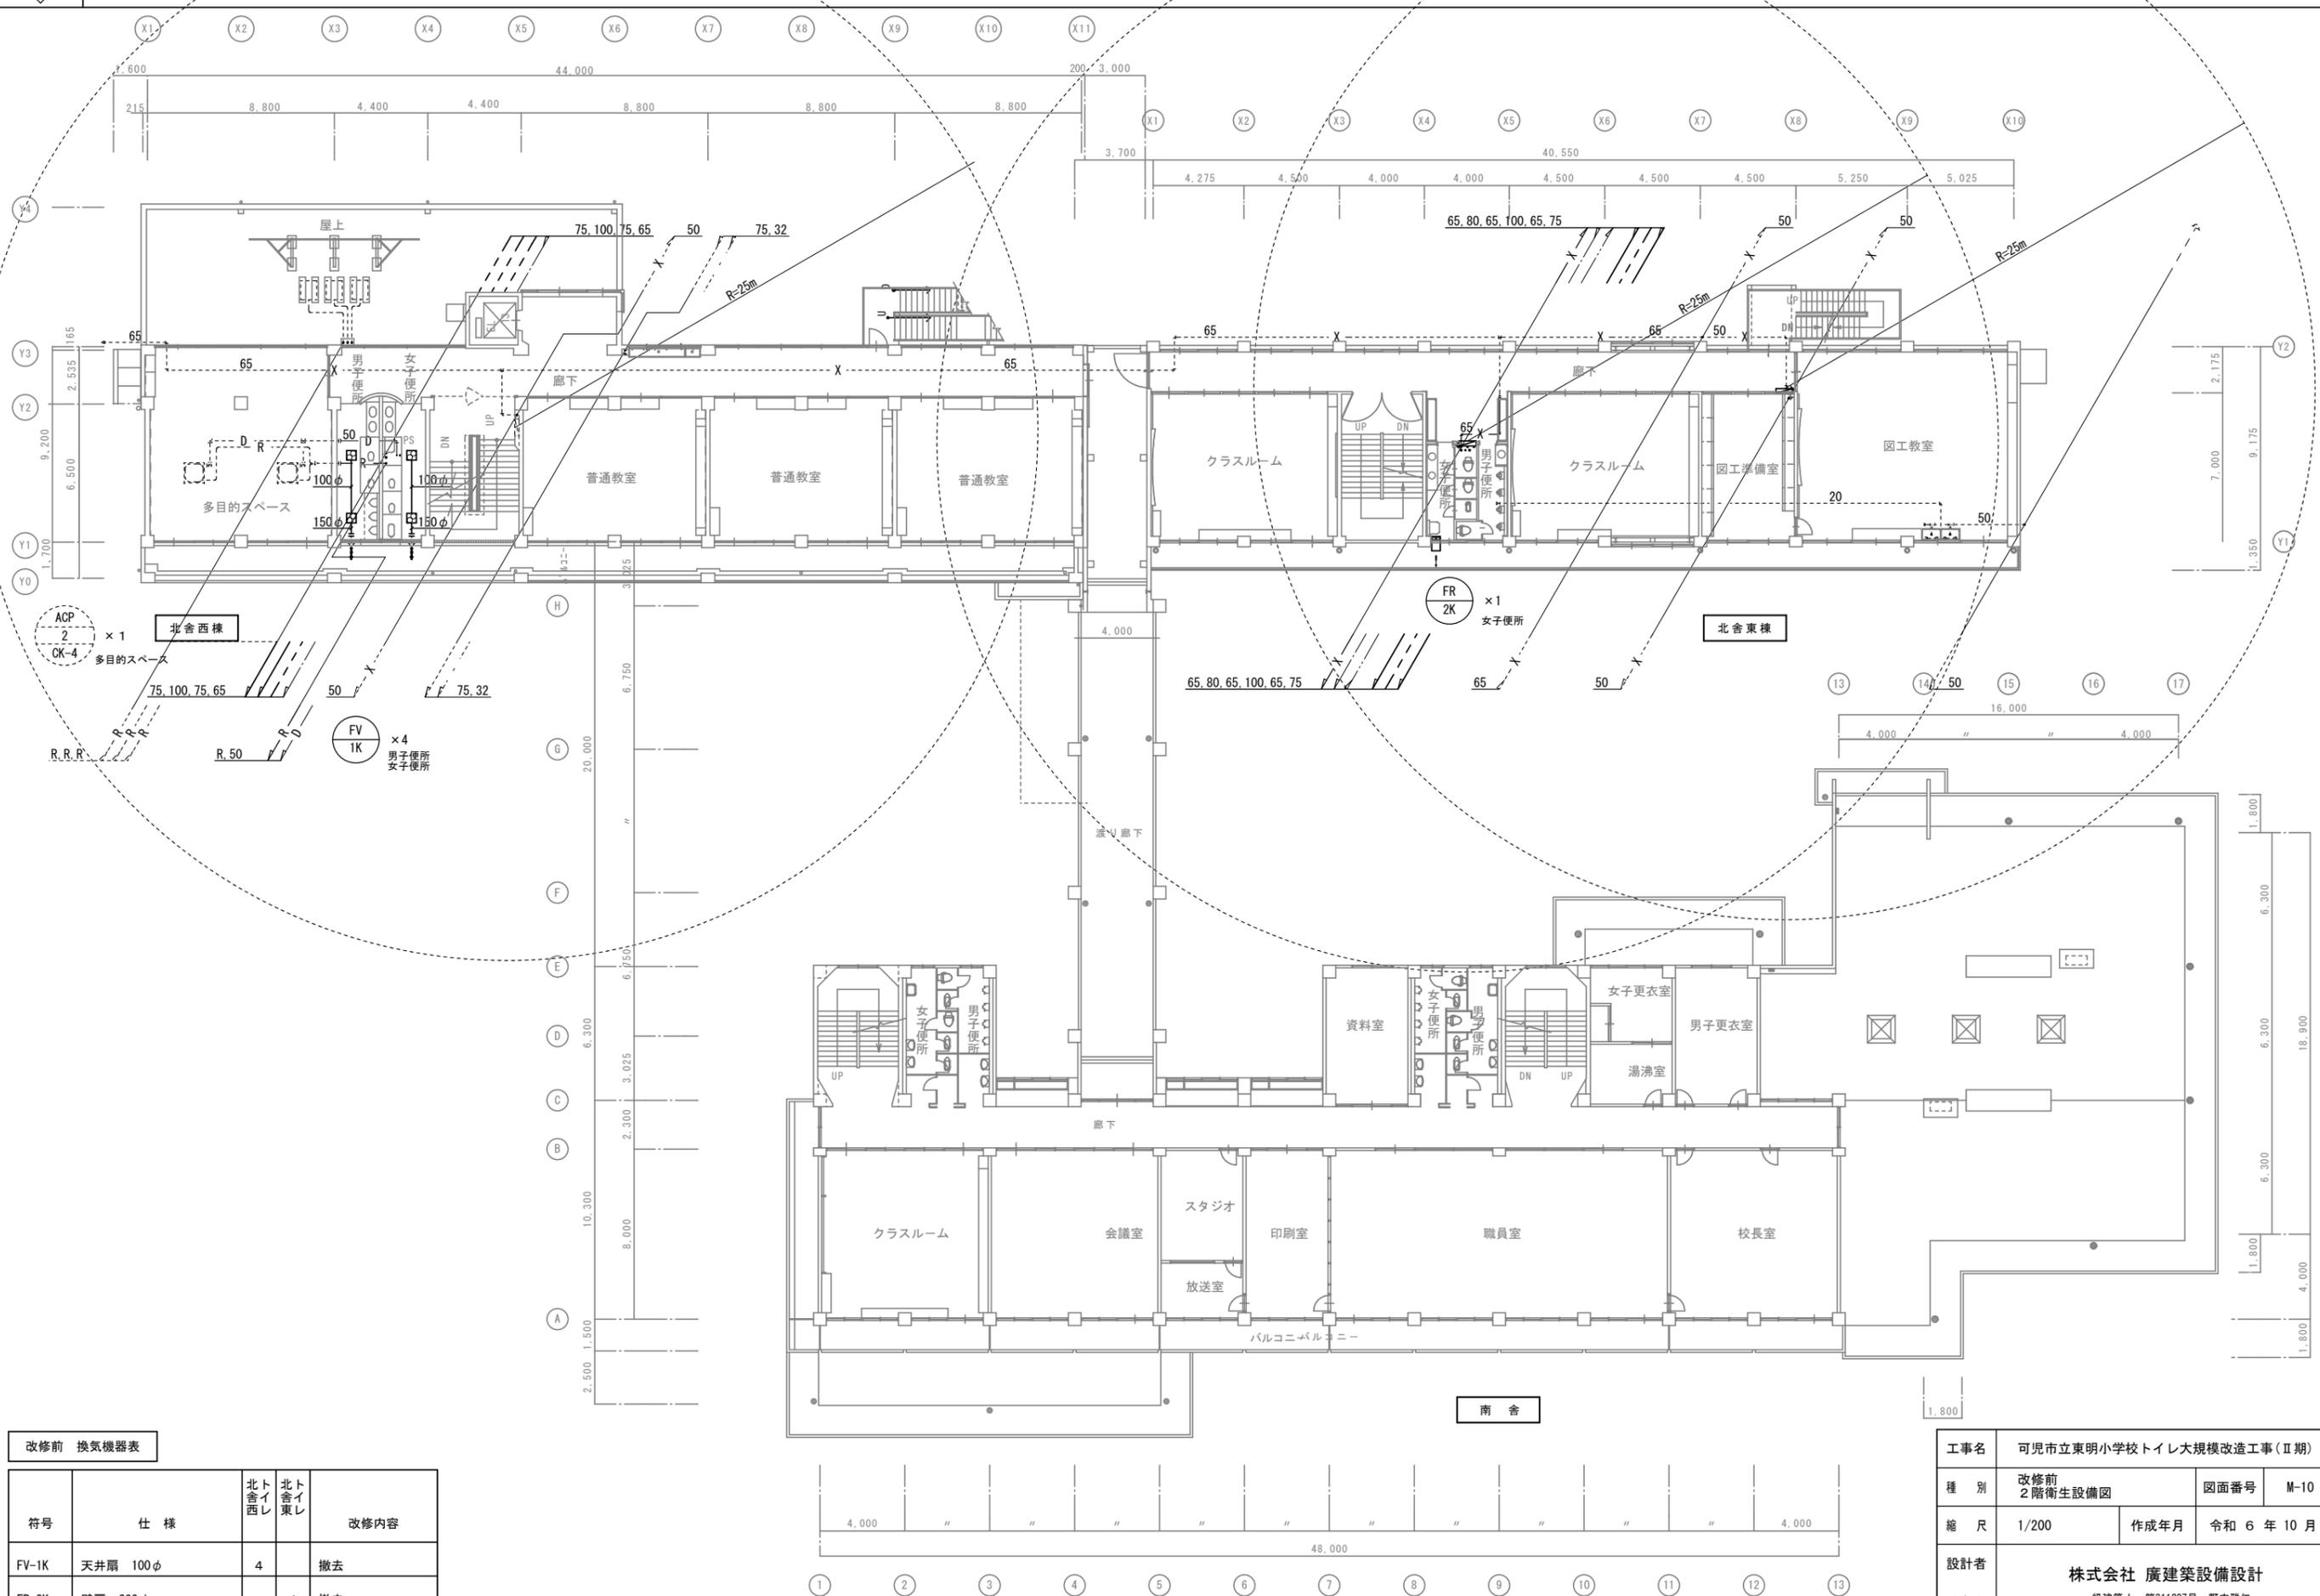


改修前 換気機器表				
符号	仕様	北舎西	北舎東	改修内容
FV-1K	天井扇 100φ	4		撤去
FR-2K	壁扇 300φ		1	撤去

工事名	可見市立東明小学校トイレ大規模改造工事(Ⅱ期)		
種別	改修前 2階衛生設備図	図面番号	M-10
縮尺	1/200	作成年月	令和6年10月
設計者 氏名印	株式会社 廣建築設備設計 一級建築士 第311227号 野内理仁		


1

改修後 2階衛生設備図

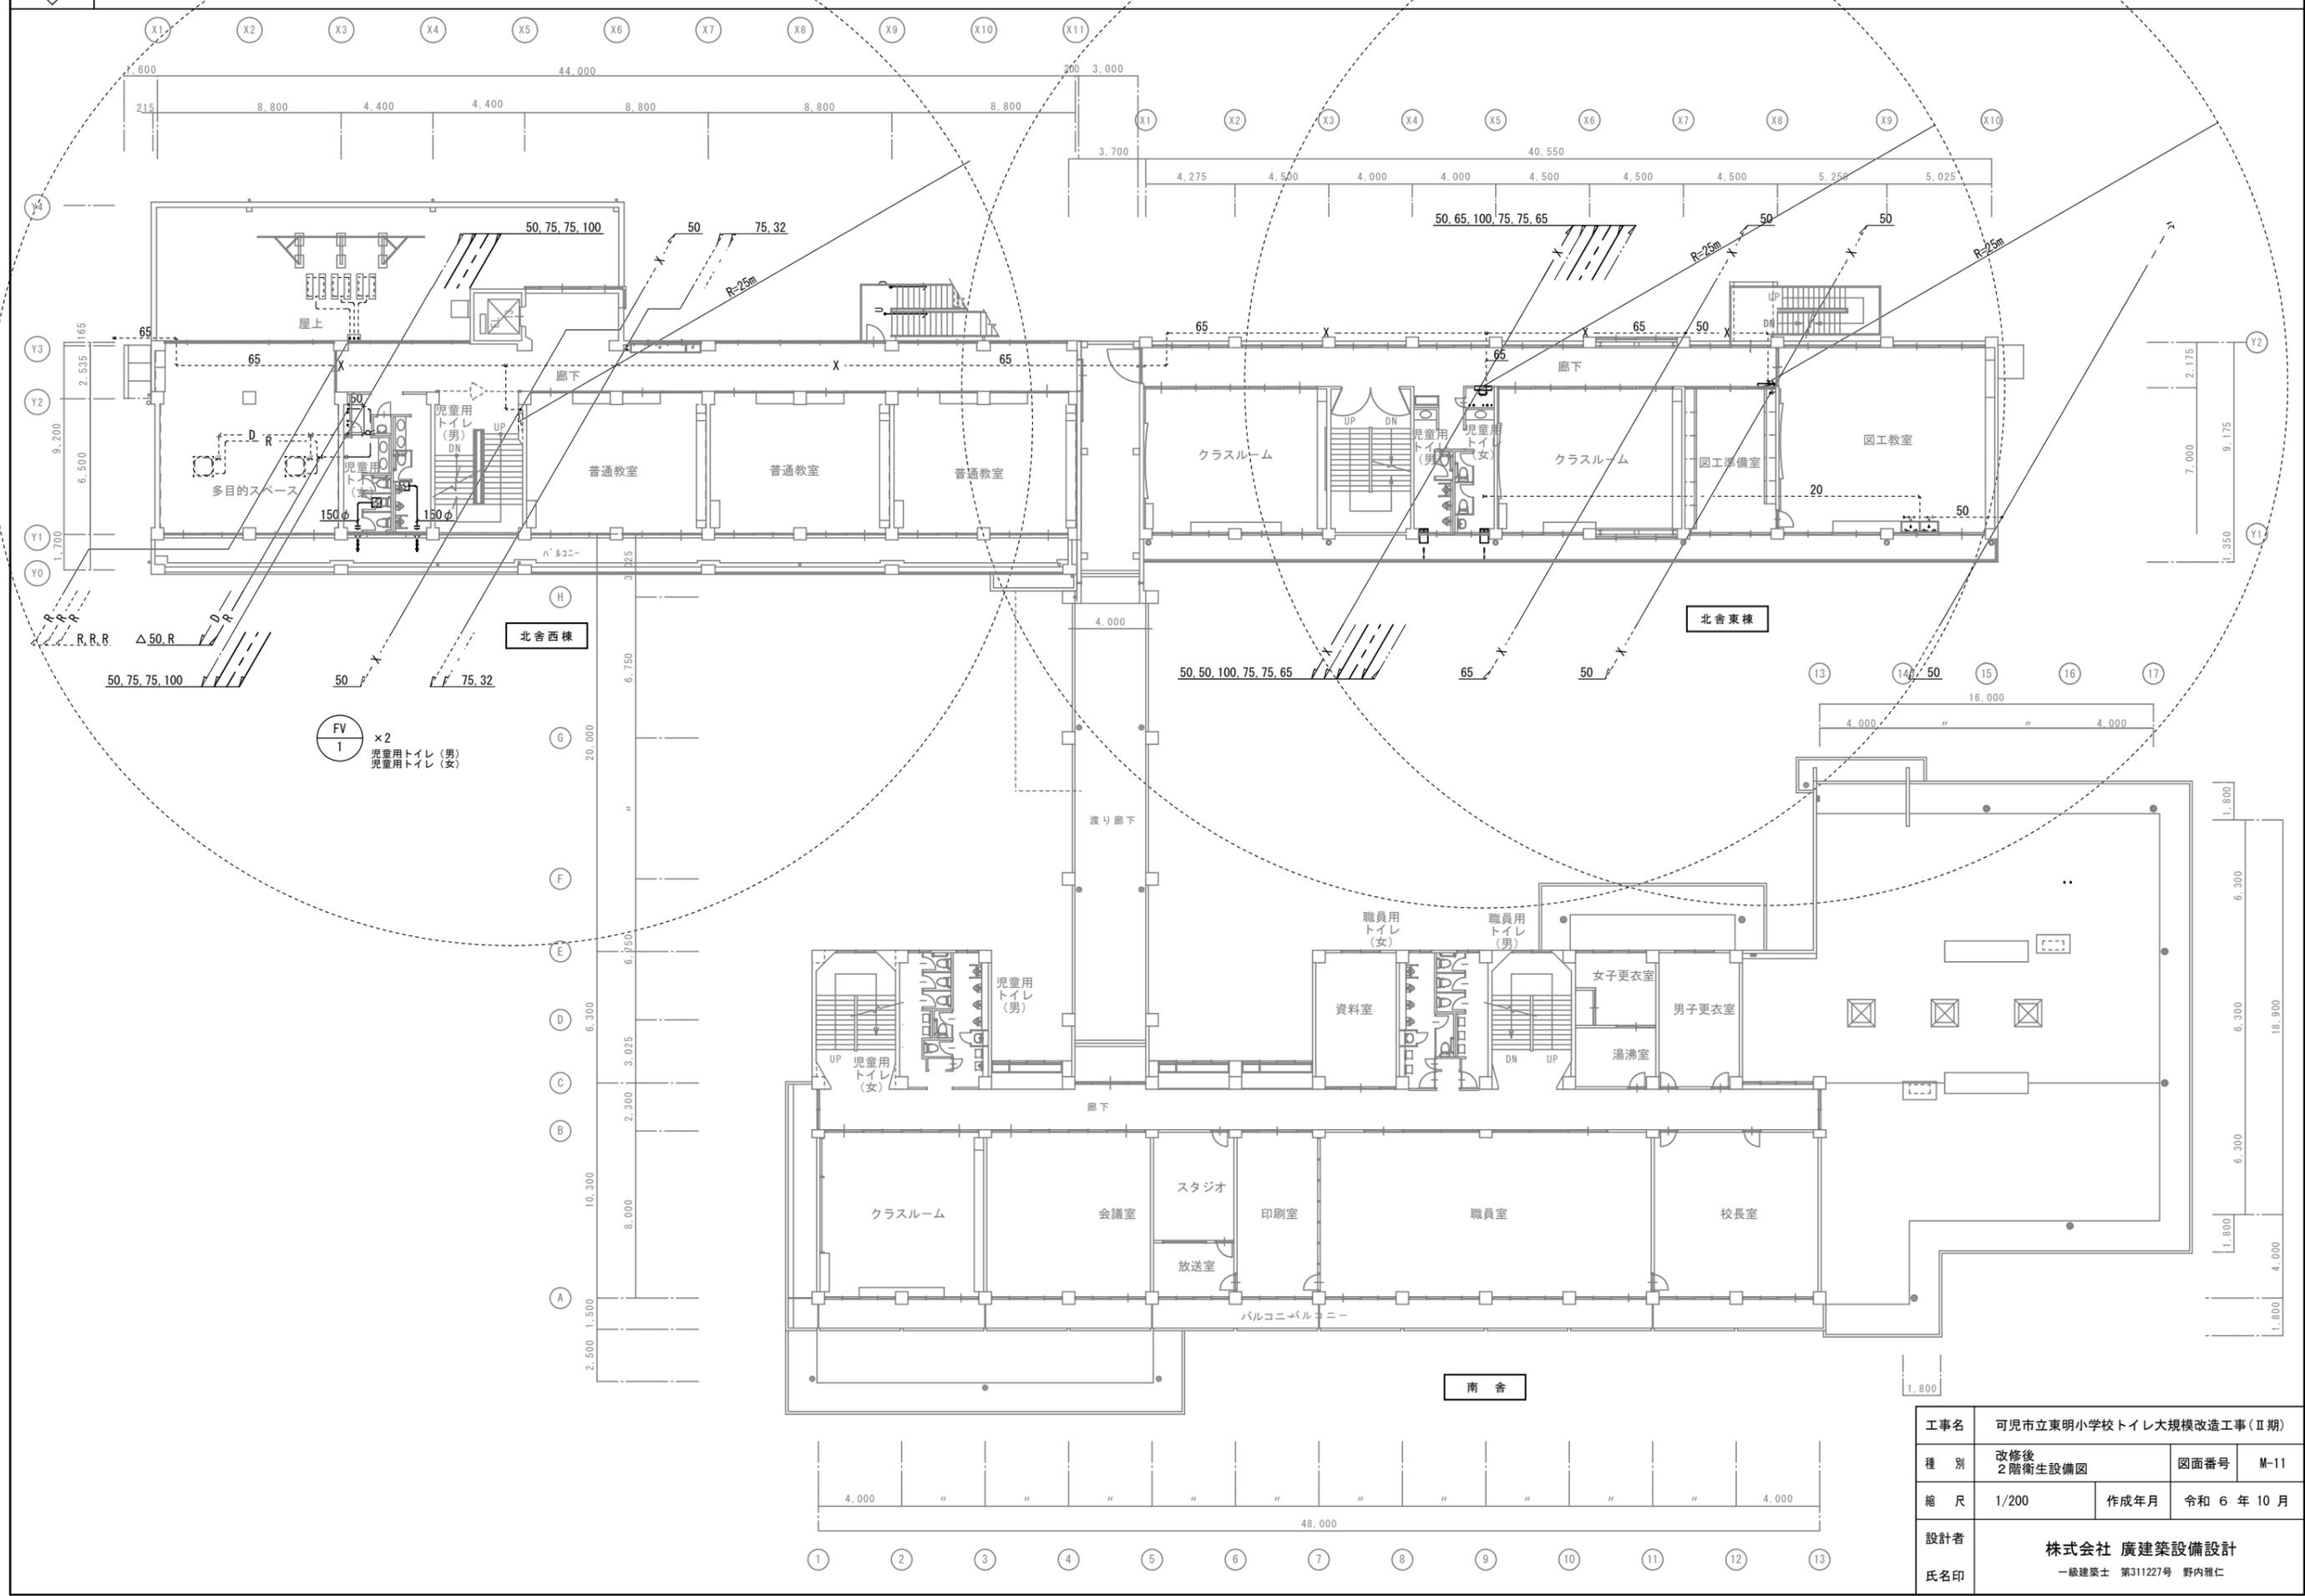

工事名	可児市立東明小学校トイレ大規模改造工事(Ⅱ期)		
種別	改修後 2階衛生設備図	図面番号	M-11
縮尺	1/200	作成年月	令和6年10月
設計者 氏名印	株式会社 廣建築設備設計 一級建築士 第311227号 野内雅仁		



1 改修前 3階衛生設備図

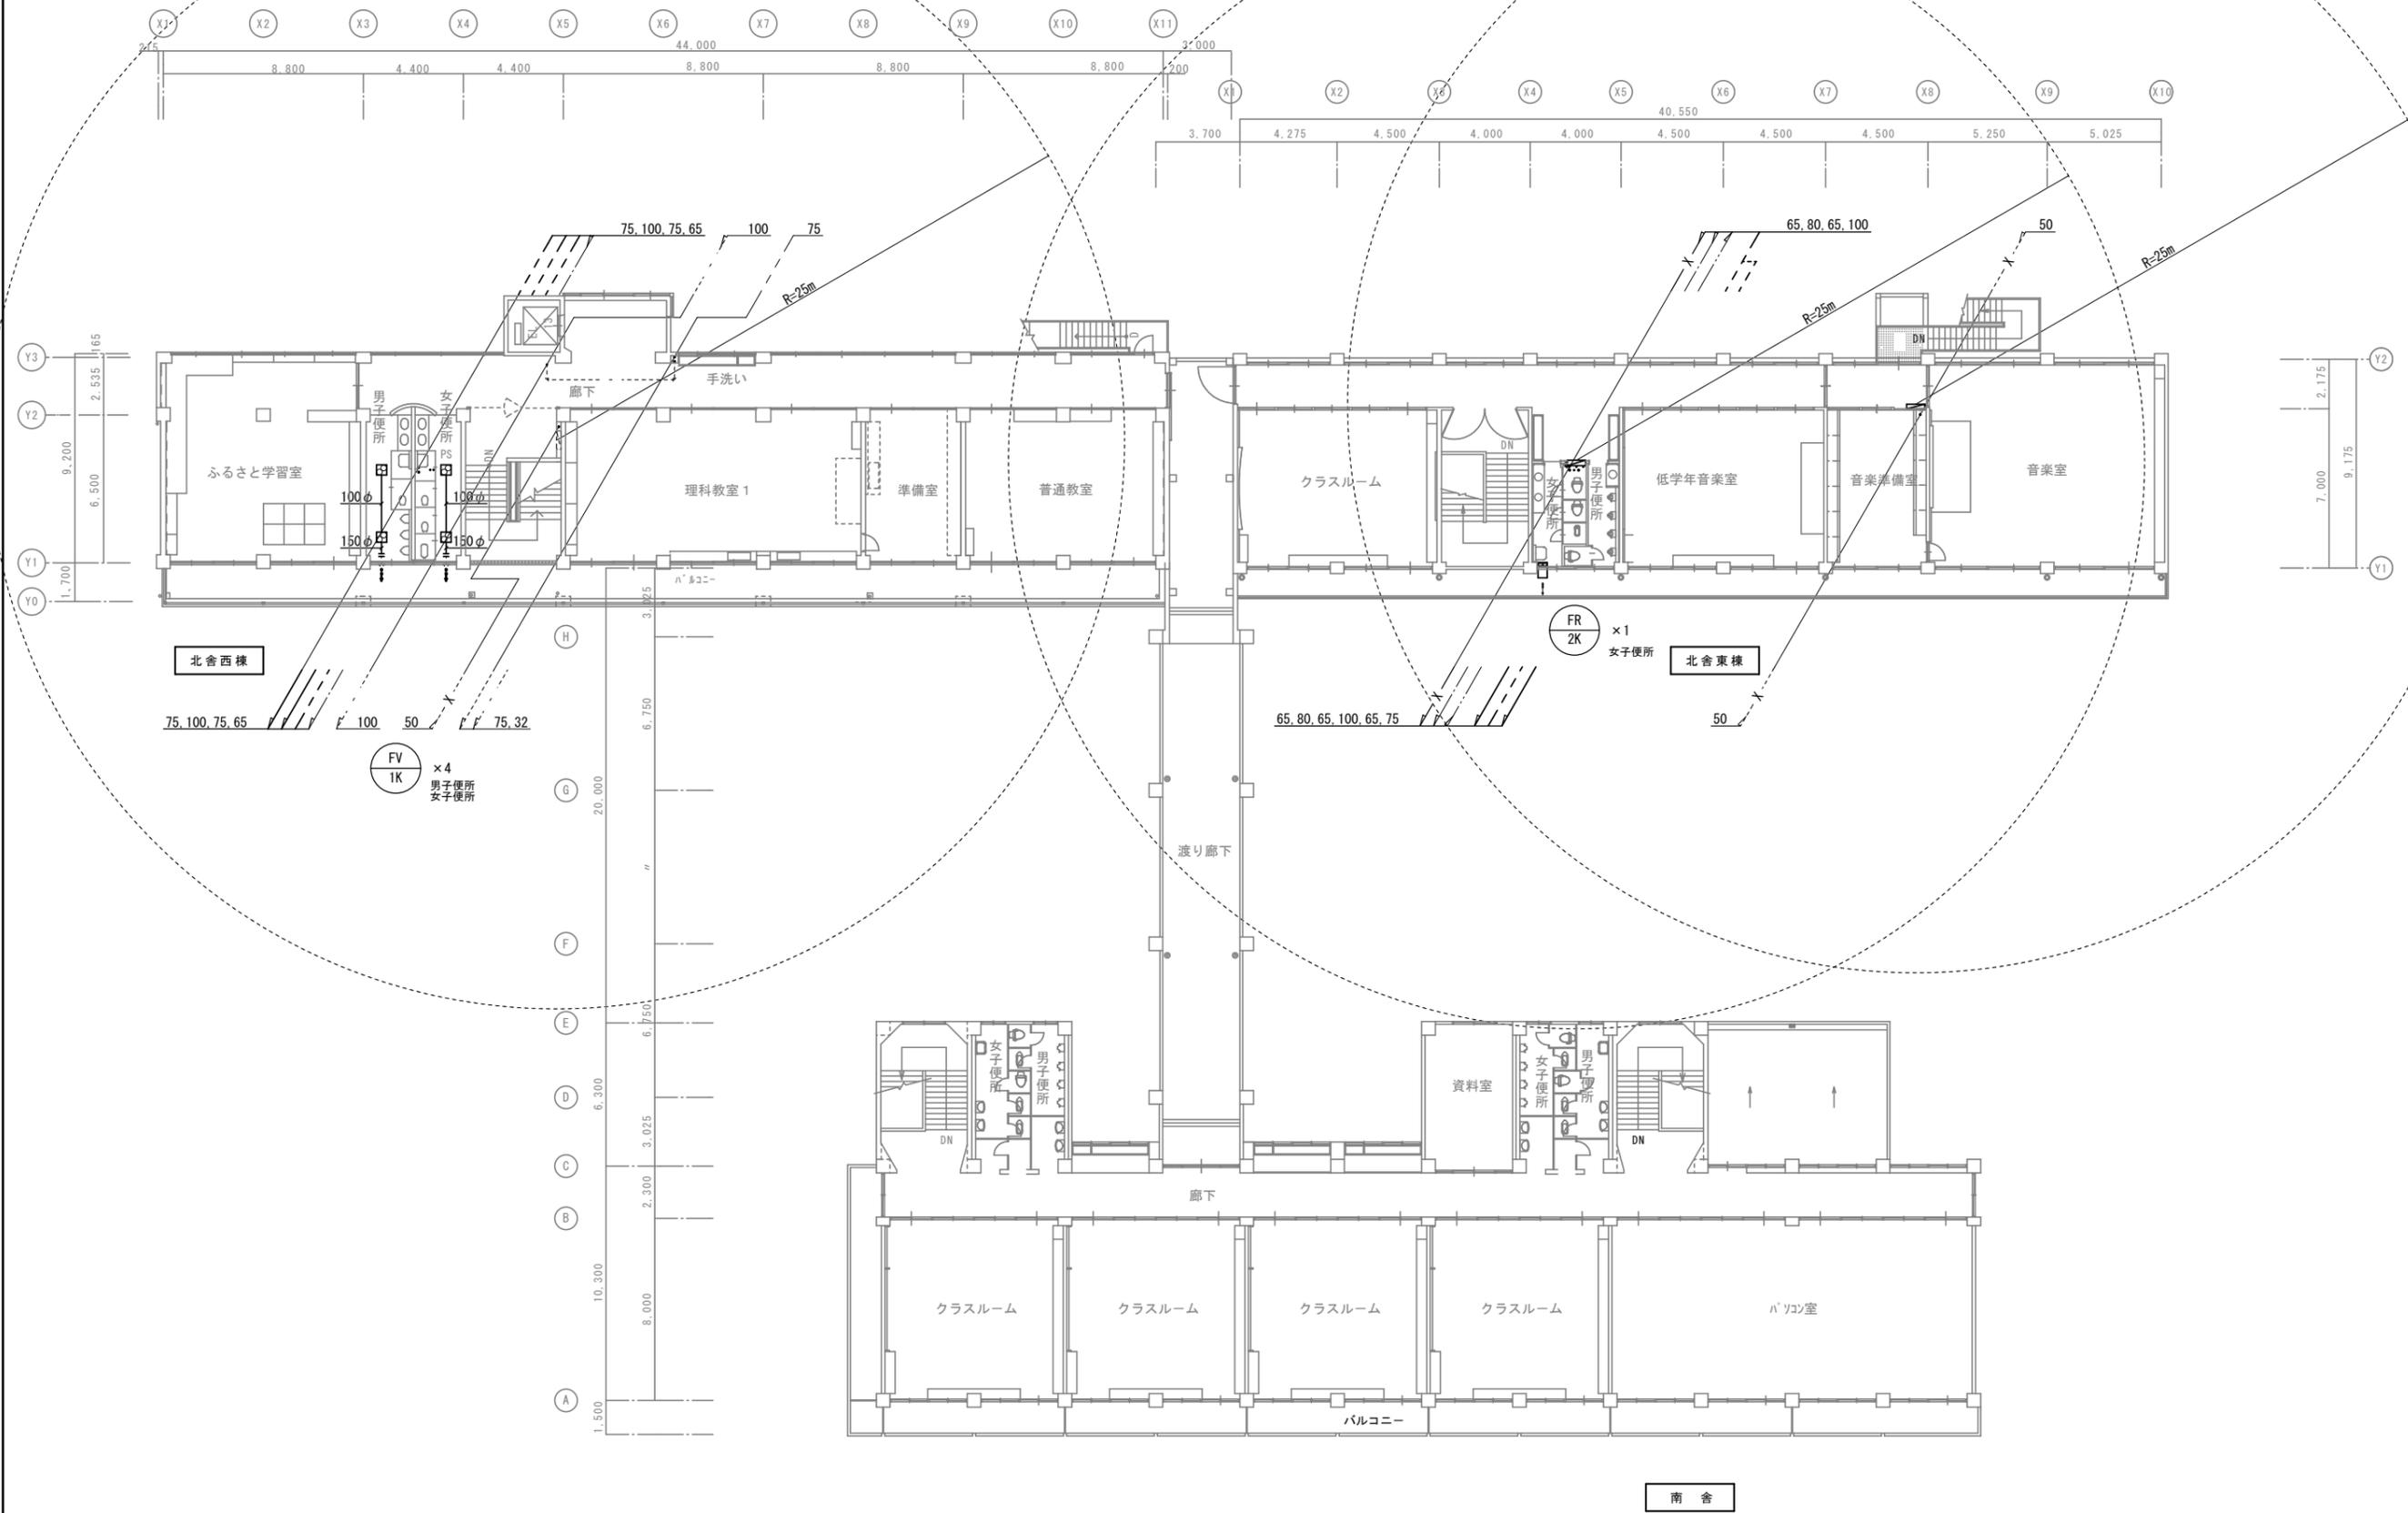


改修前 換気機器表

符号	仕様	北舎西 北舎東	北舎西 北舎東	改修内容
FV-1K	天井扇 100φ	4		撤去
FR-2K	壁扇 300φ		1	撤去


工事名	可見市立東明小学校トイレ大規模改修工事(Ⅱ期)		
種別	改修前 3階衛生設備図	図面番号	M-12
縮尺	1/200	作成年月	令和6年10月
設計者 氏名印	株式会社 廣建築設備設計 一級建築士 第311227号 野内雅仁		

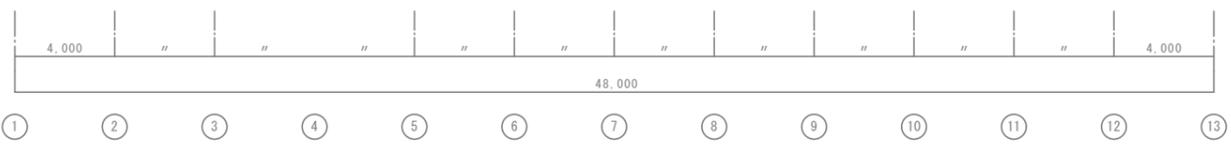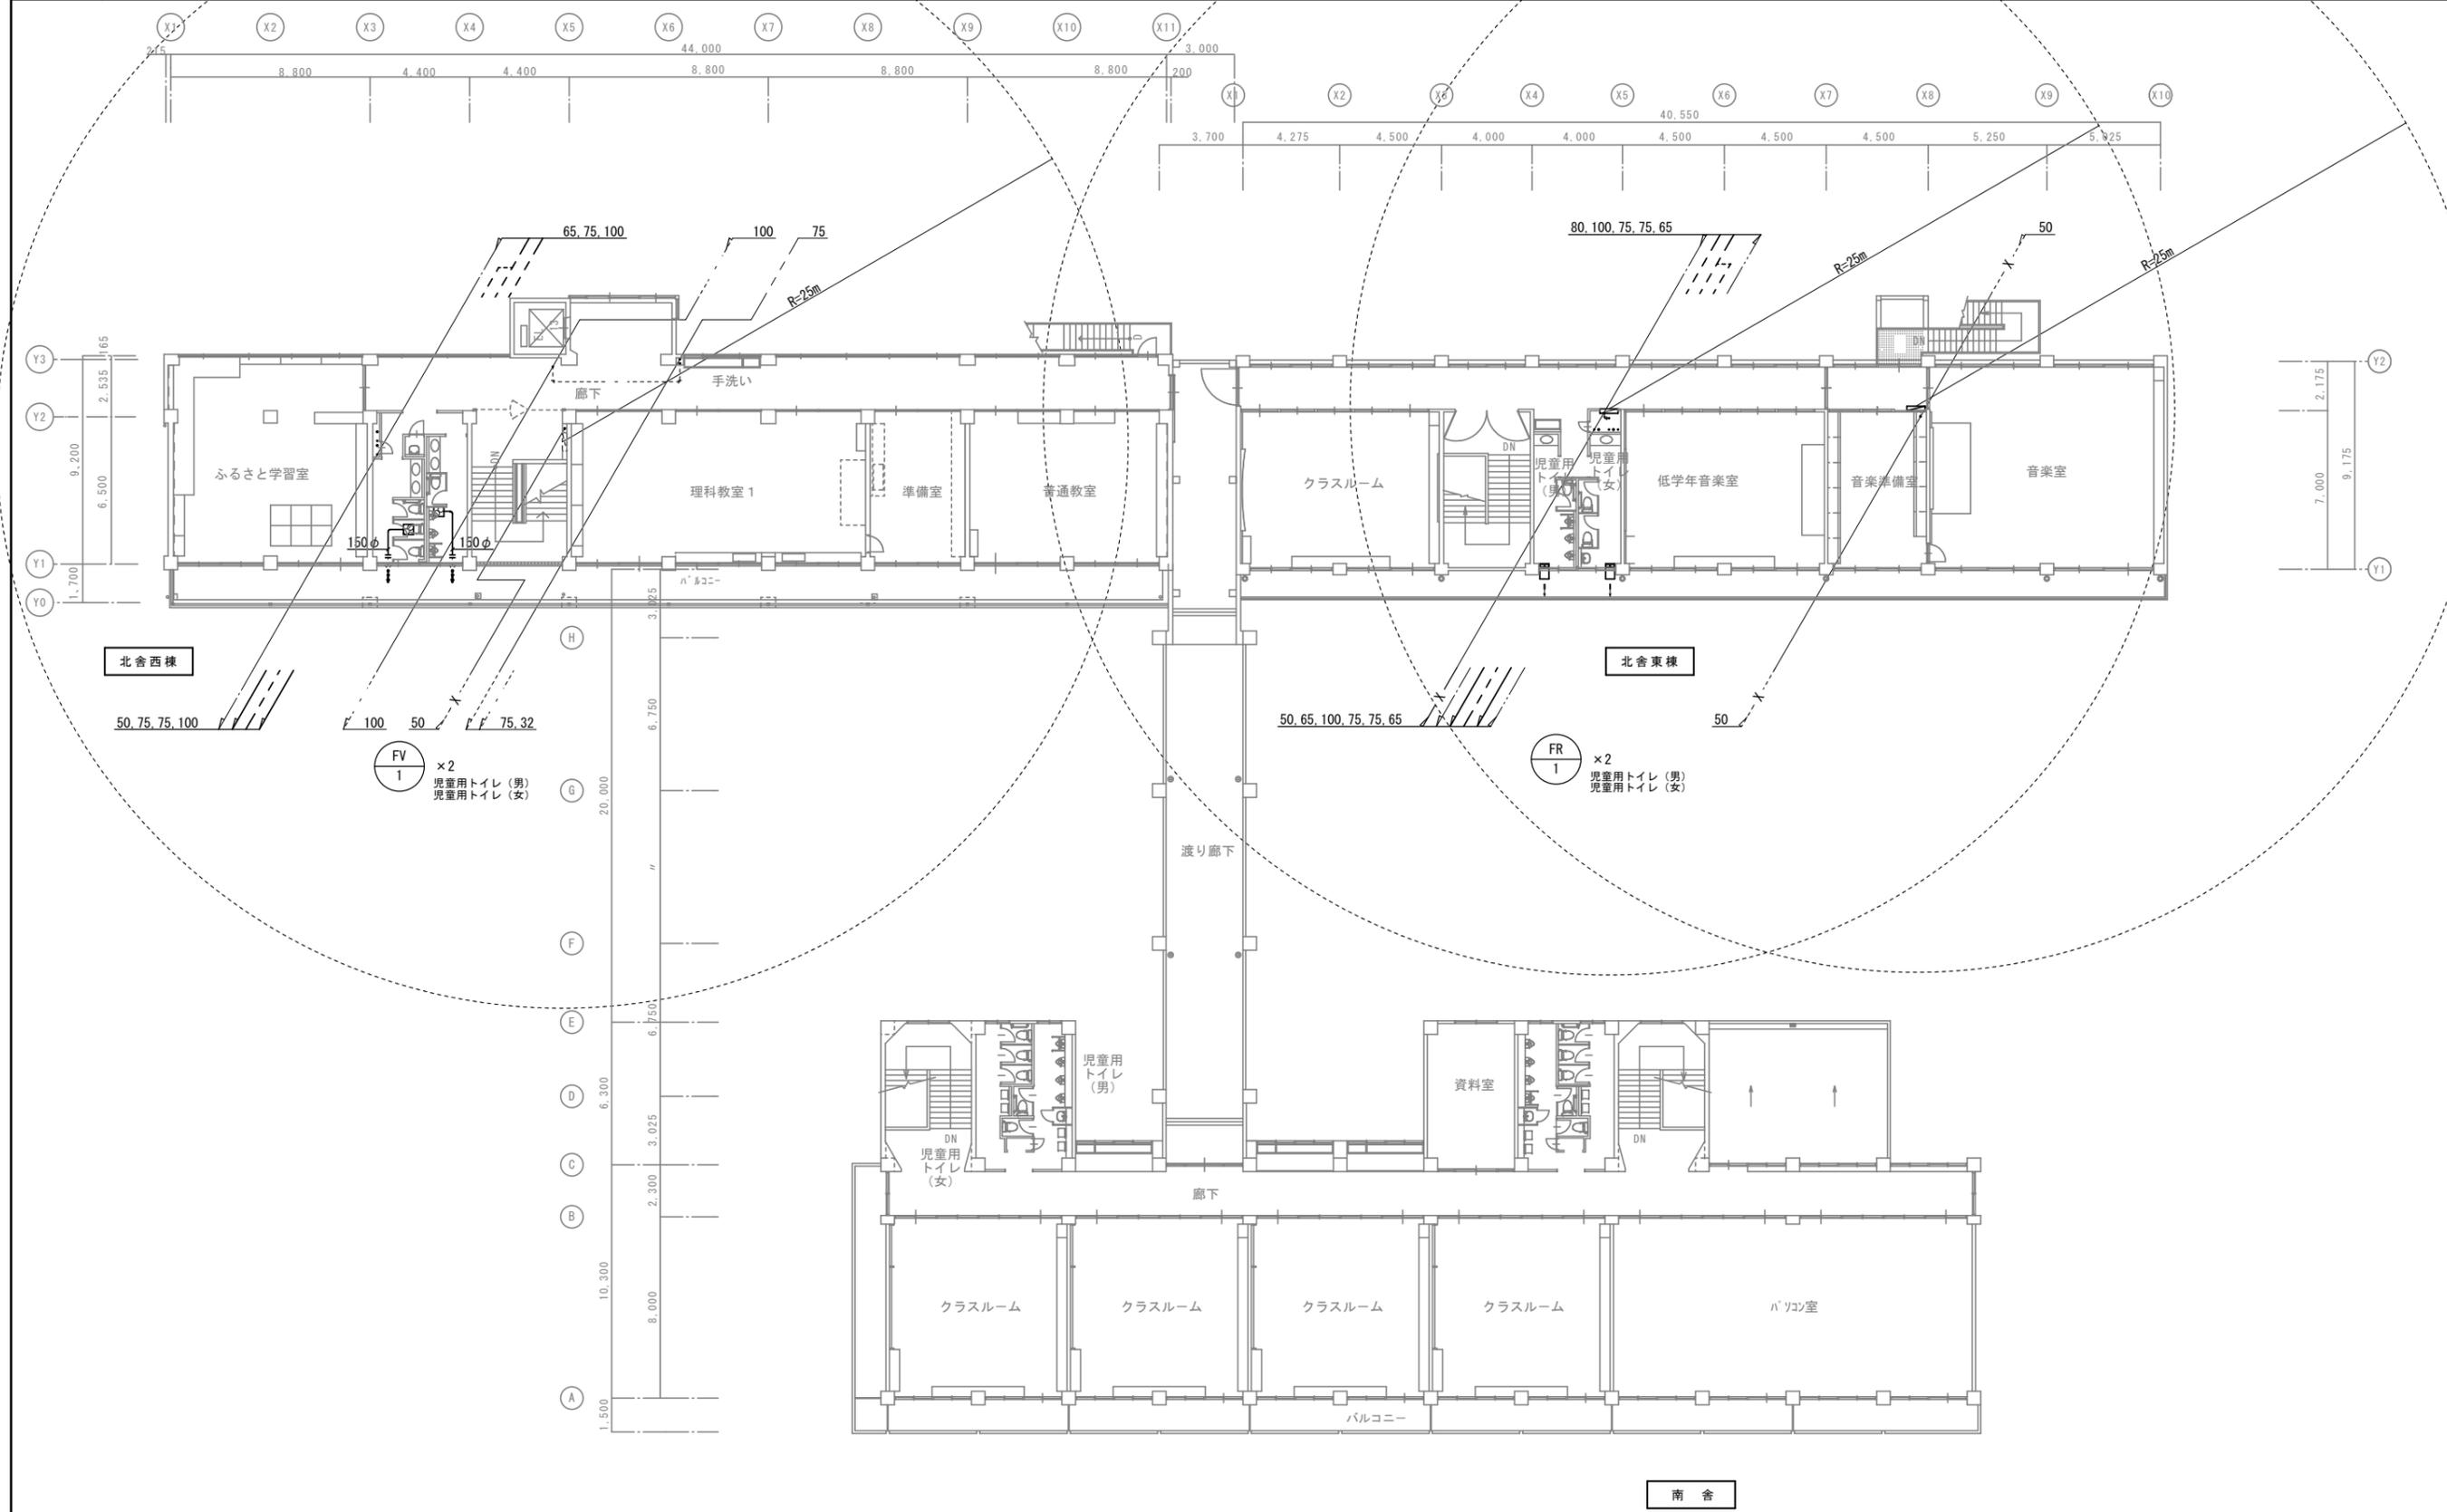

工事名	可児市立東明小学校トイレ大規模改修工事(Ⅱ期)		
種別	改修後 3階衛生設備図	図面番号	M-13
縮尺	1/200	作成年月	令和6年10月
設計者 氏名印	株式会社 廣建築設備設計 一級建築士 第311227号 野内雅仁		

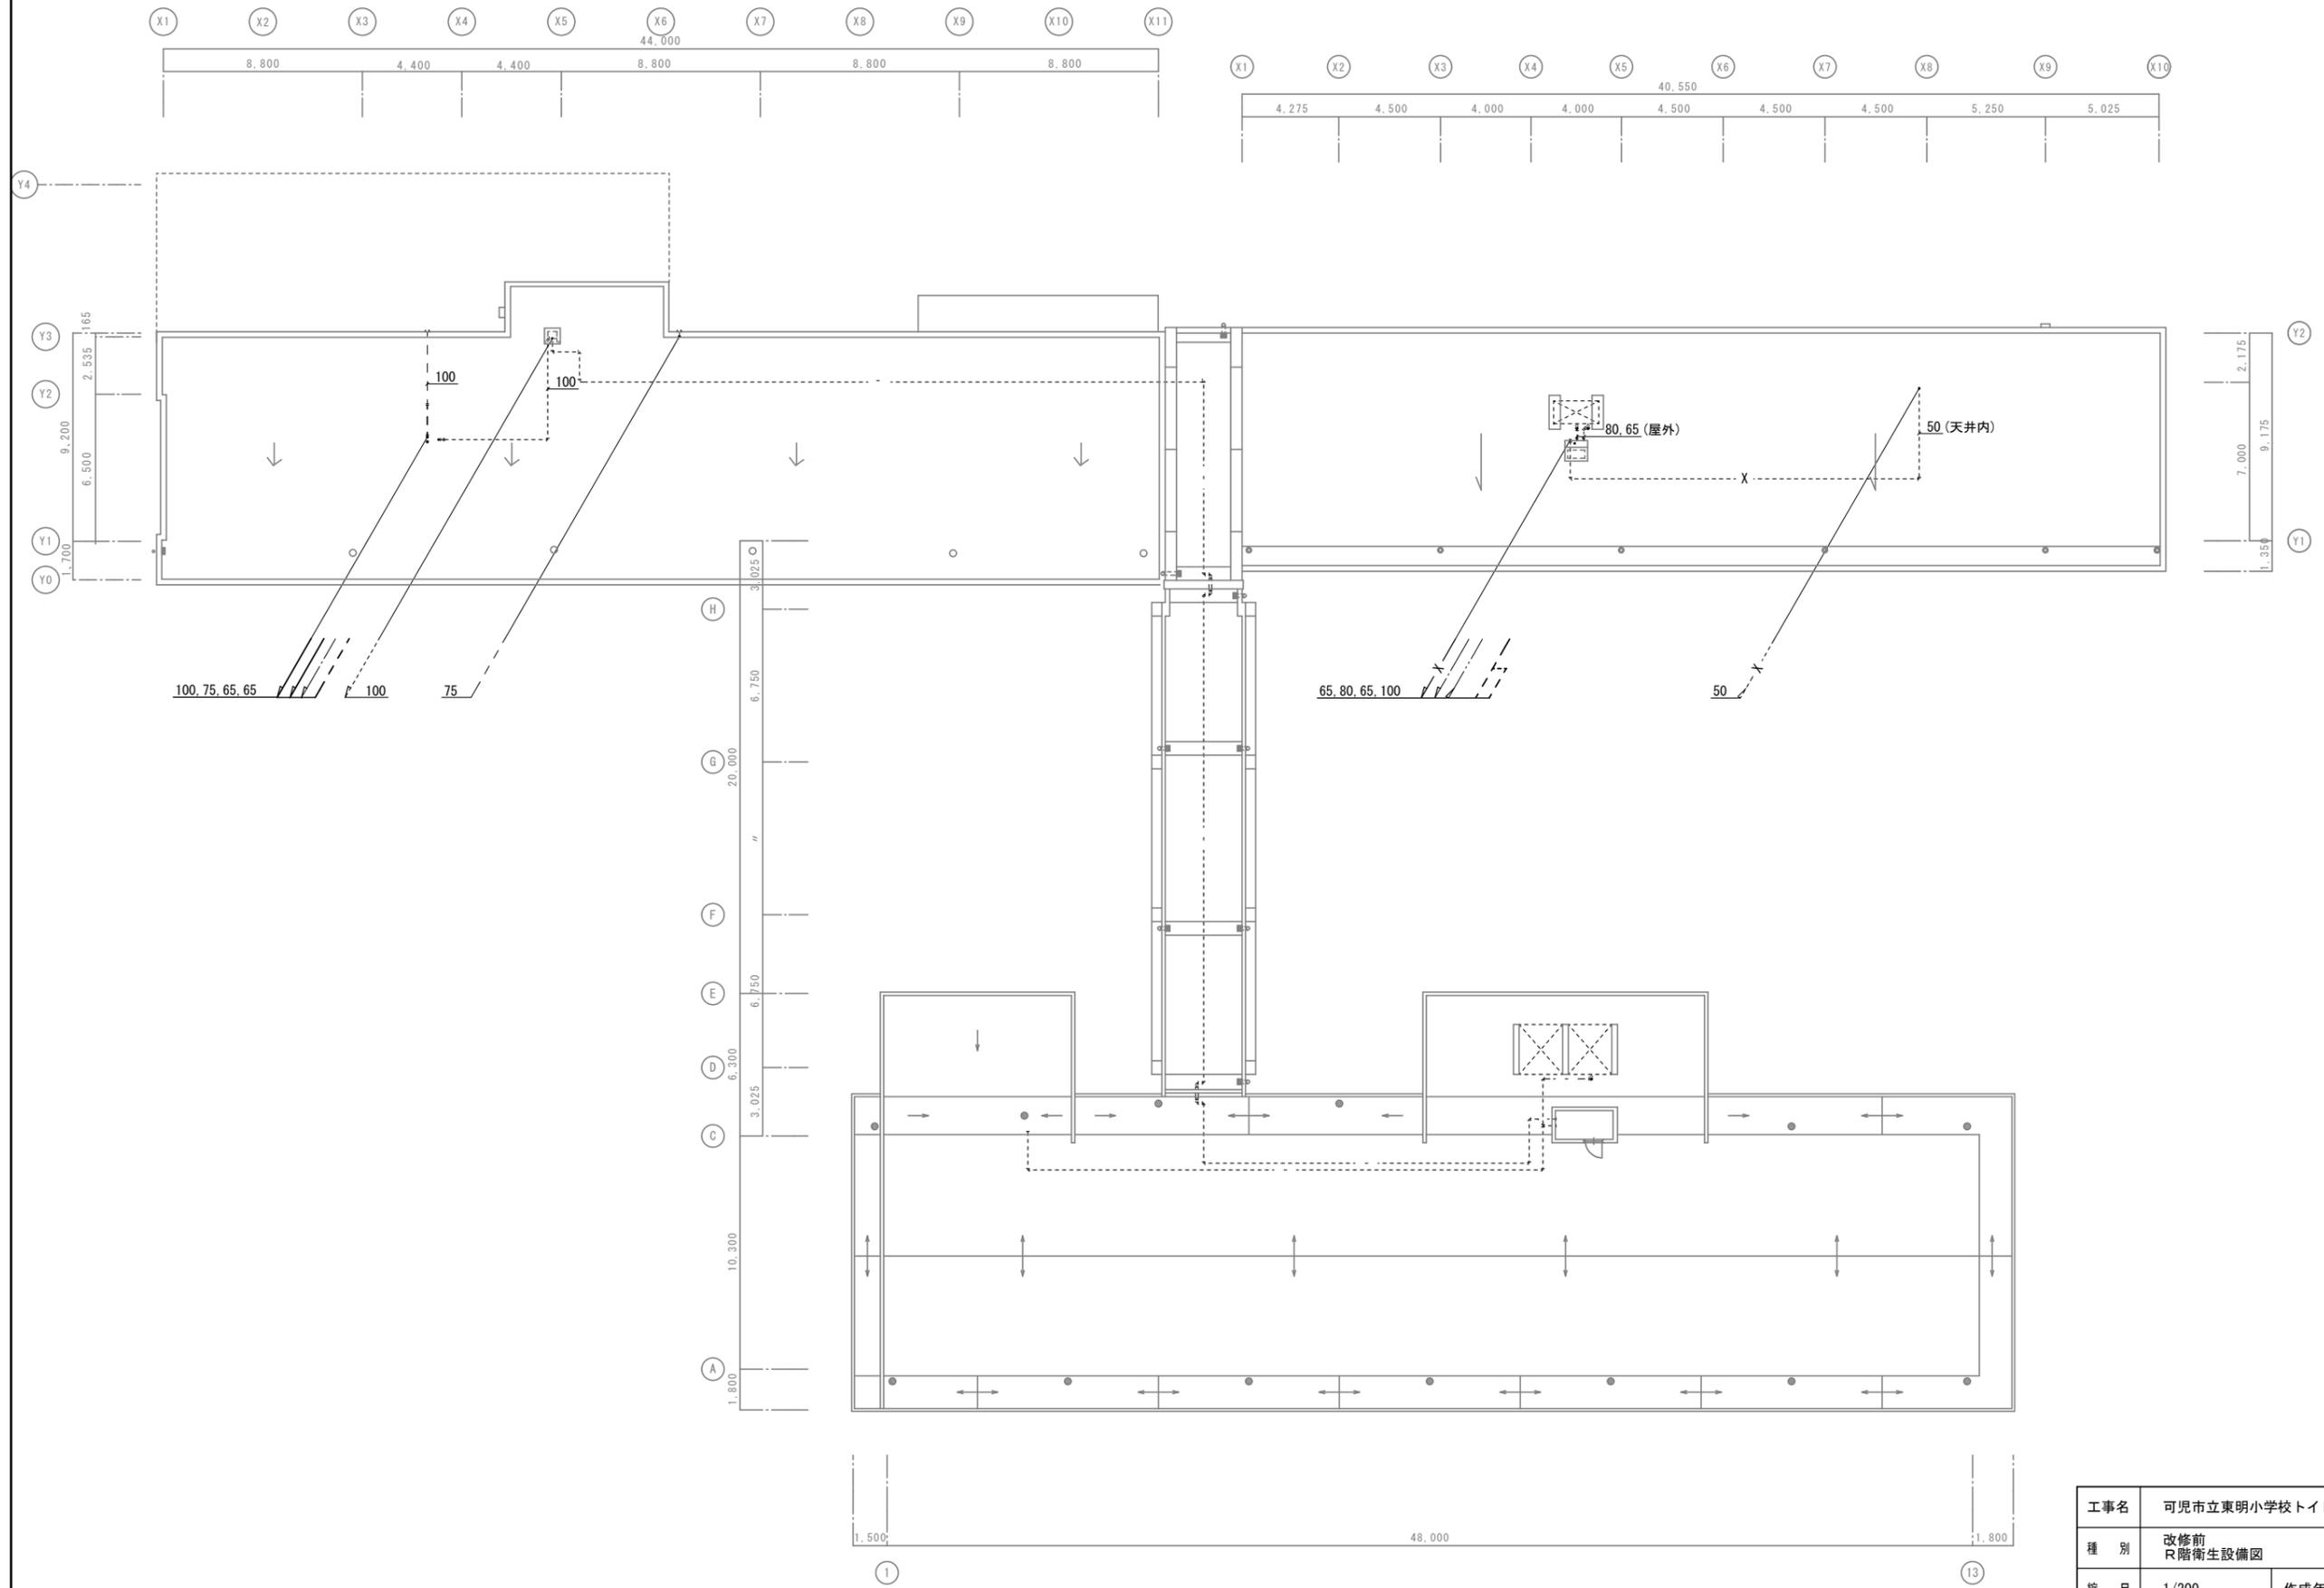


工事名	可児市立東明小学校トイレ大規模改造工事(Ⅱ期)		
種別	改修前 R階衛生設備図	図面番号	M-14
縮尺	1/200	作成年月	令和6年10月
設計者 氏名印	株式会社 廣建築設備設計 一級建築士 第311227号 野内雅仁		

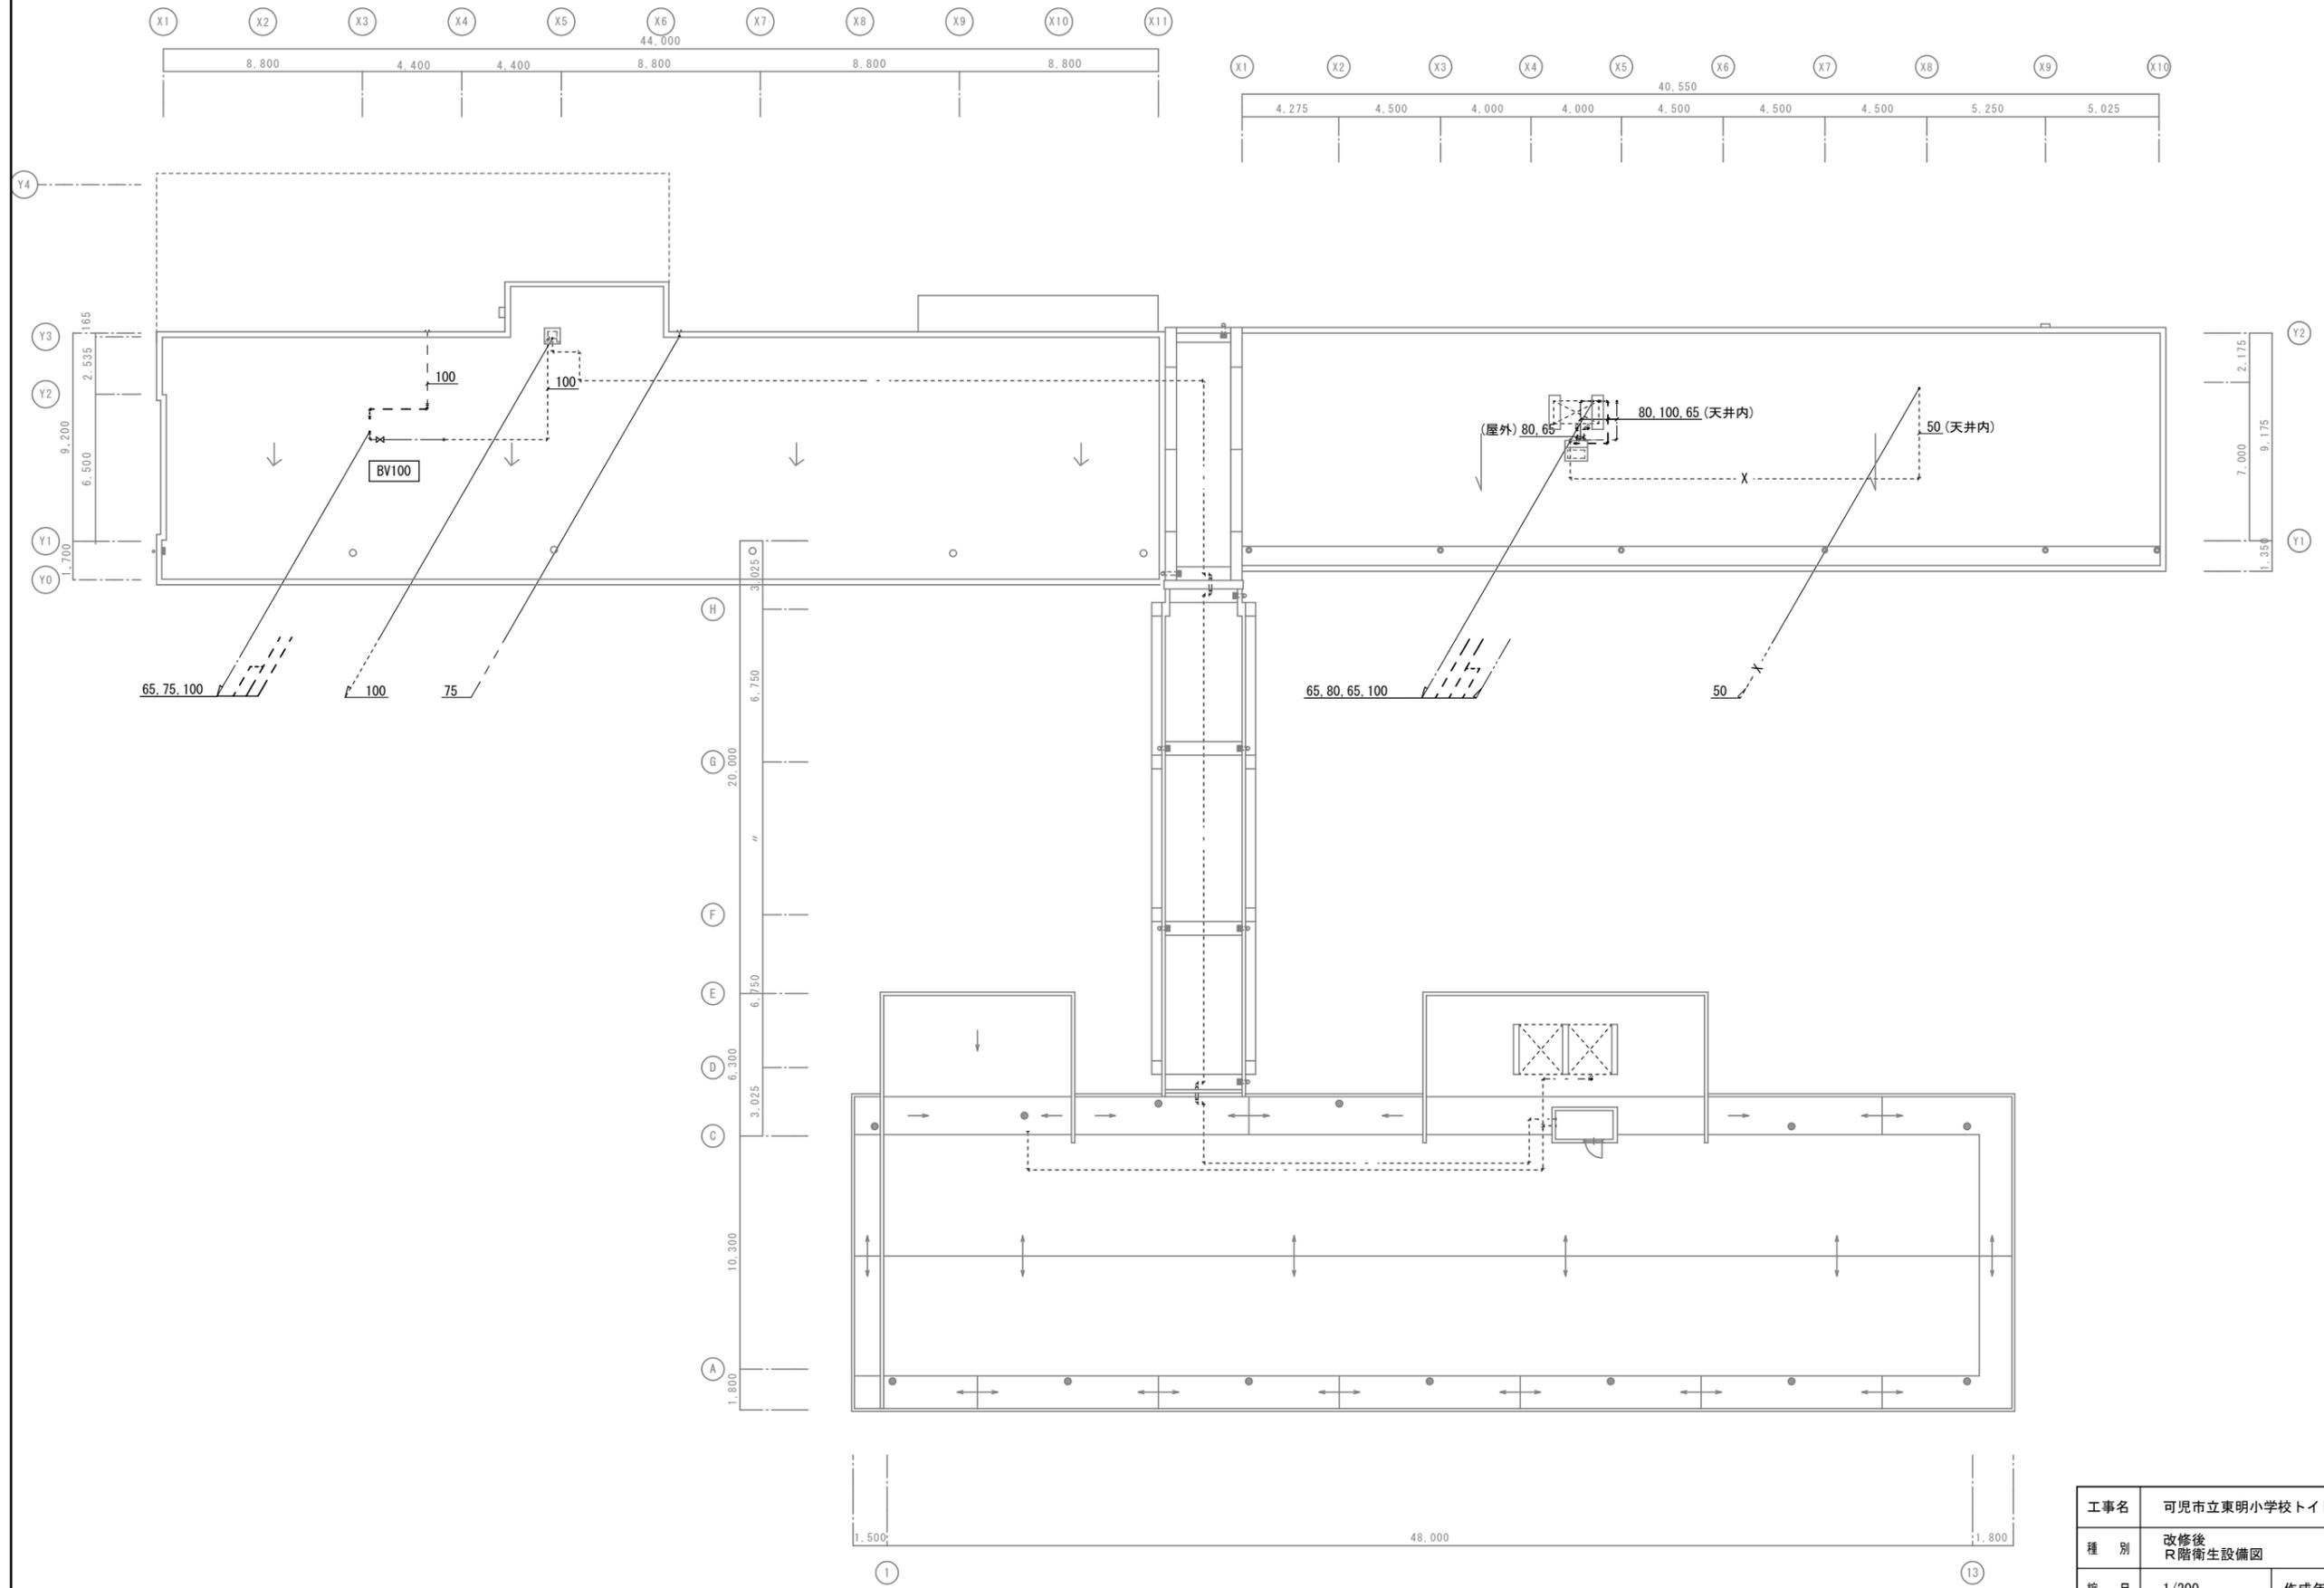

工事名	可児市立東明小学校トイレ大規模改造工事(Ⅱ期)		
種別	改修後 R階衛生設備図	図面番号	M-15
縮尺	1/200	作成年月	令和6年10月
設計者 氏名印	株式会社 廣建築設備設計 一級建築士 第311227号 野内雅仁		


1

改修前 北舎1階西トイレ平面詳細図

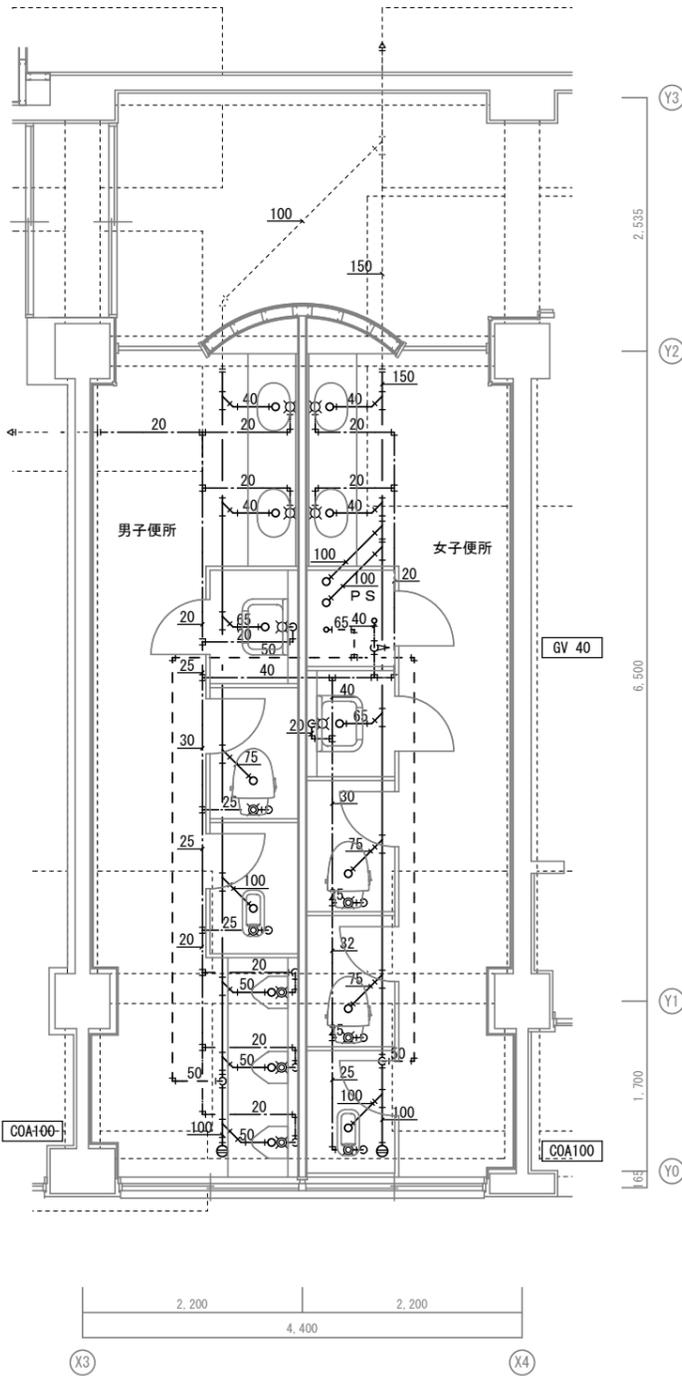

2

改修後 北舎1階西トイレ平面詳細図

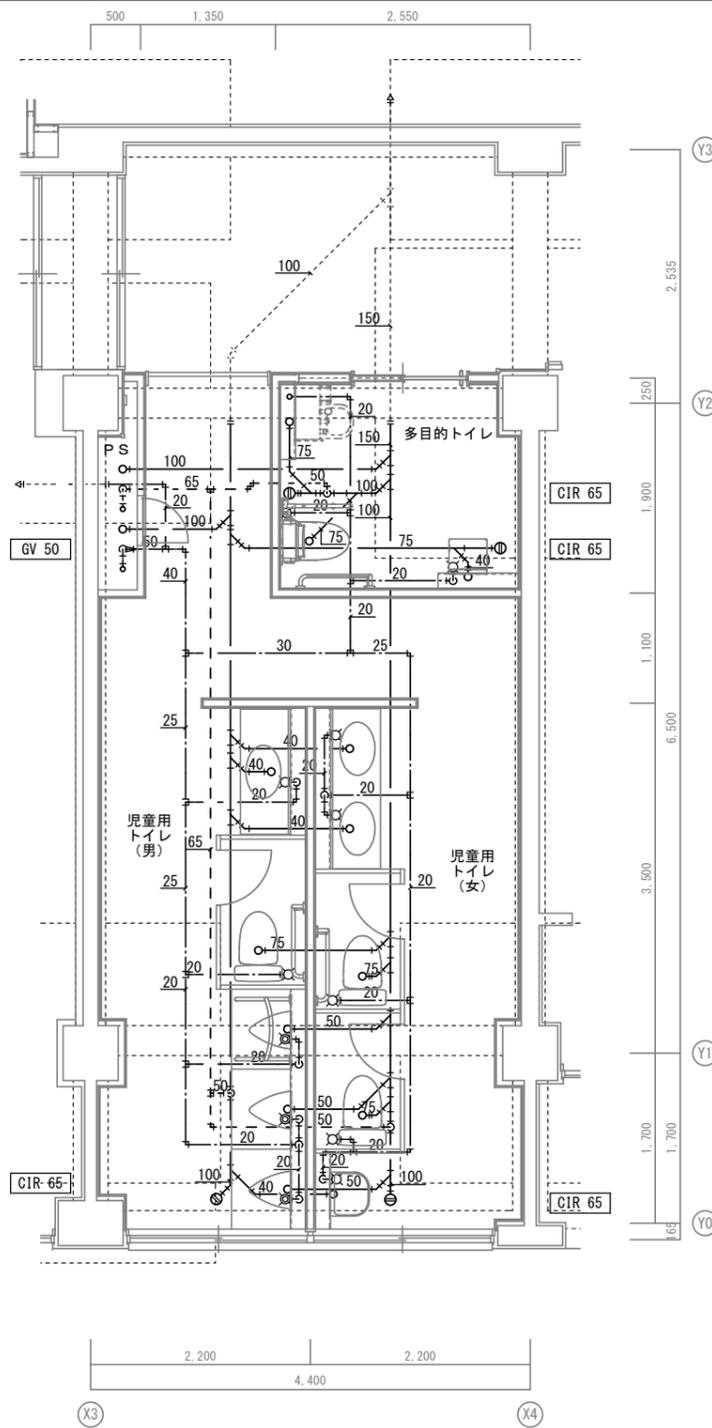

改修前 衛生器具表

名称	仕様	男子便所	女子便所	改修内容
和風便器	フラッシュバルブ 紙巻器	1	1	撤去
洋風便器	フラッシュバルブ 紙巻器	1	2	撤去
小便器	床置 自動洗浄 (フラッシュバルブ)	3		撤去
洗面器	カンケー 鏡	2	2	撤去
掃除流し		1	1	撤去

凡例

記号	説明
—	実線：撤去配管を示す
- - - - -	破線：既設配管を示す
—+—+—	配管切断を示す

※配管の残置部分の端部はプラグ・キャップ止とする。


凡例

記号	説明
—	実線：新設配管を示す
- - - - -	破線：既設配管を示す
—+—+—	接続位置を示す

工事名	可見市立東明小学校トイレ大規模改修工事(Ⅱ期)		
種別	改修前・後 北舎1階西 トイレ平面詳細図	図面番号	M-16
縮尺	1/50	作成年月	令和6年10月
設計者 氏名印	株式会社 廣建築設備設計 一級建築士 第311227号 野内雅仁		

1

改修前 北舎2・3階西トイレ平面詳細図

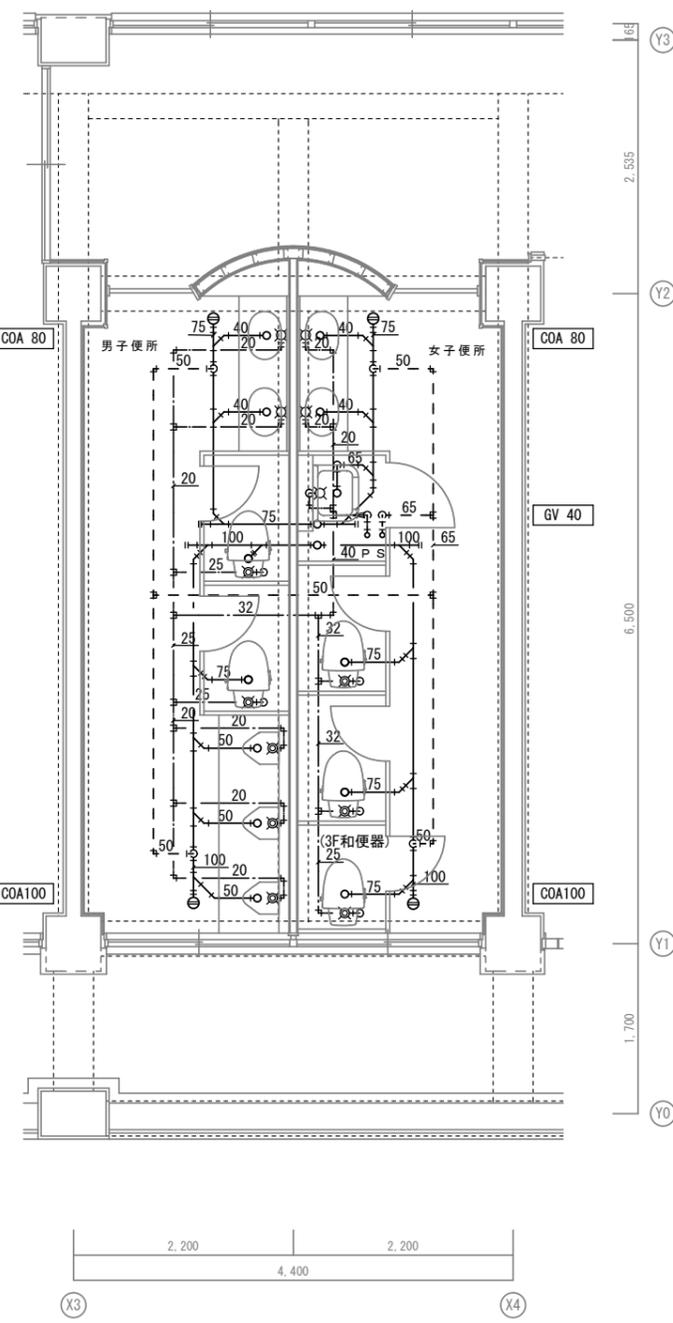

改修前 衛生器具表

名称	仕様	2階		3階		改修内容
		男子便所	女子便所	男子便所	女子便所	
和風便器	フロッパー 紙巻器				1	撤去
洋風便器	フロッパー 紙巻器	2	3	2	2	撤去
小便器	床置 自動洗浄 (フロッパー)	3		3		撤去
洗面器	カウンター 鏡	2	2	2	2	撤去
掃除流し			1		1	撤去


凡例

記号	説明
—	実線：撤去配管を示す
----	破線：既設配管を示す
—+---	配管切断を示す

※配管の残置部分の端部はプラグ・キャップ止とする。

2

改修後 北舎2・3階西トイレ平面詳細図

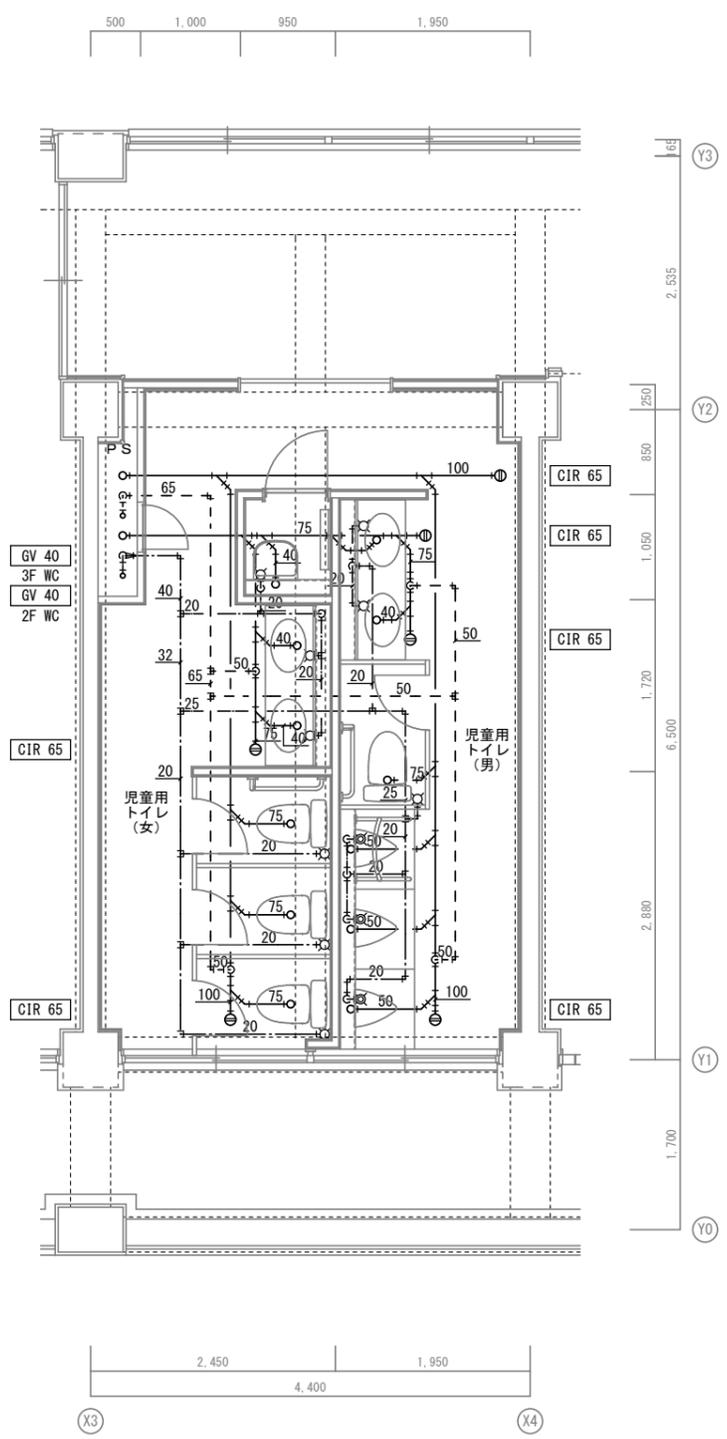

凡例


記号	説明
—	実線：新設配管を示す
----	破線：既設配管を示す
—+---	接続位置を示す

・新設配管のスラブ立上り、立下りはコア抜きとする。

工事名	可児市立東明小学校トイレ大規模改修工事(Ⅱ期)		
種別	改修前・後 北舎2階西 トイレ平面詳細図	図面番号	M-17
	縮尺	1/50	作成年月 令和6年10月
設計者 氏名印	株式会社 廣建築設備設計 一級建築士 第311227号 野内雅仁		

1

改修前 北舎東1階トイレ平面詳細図

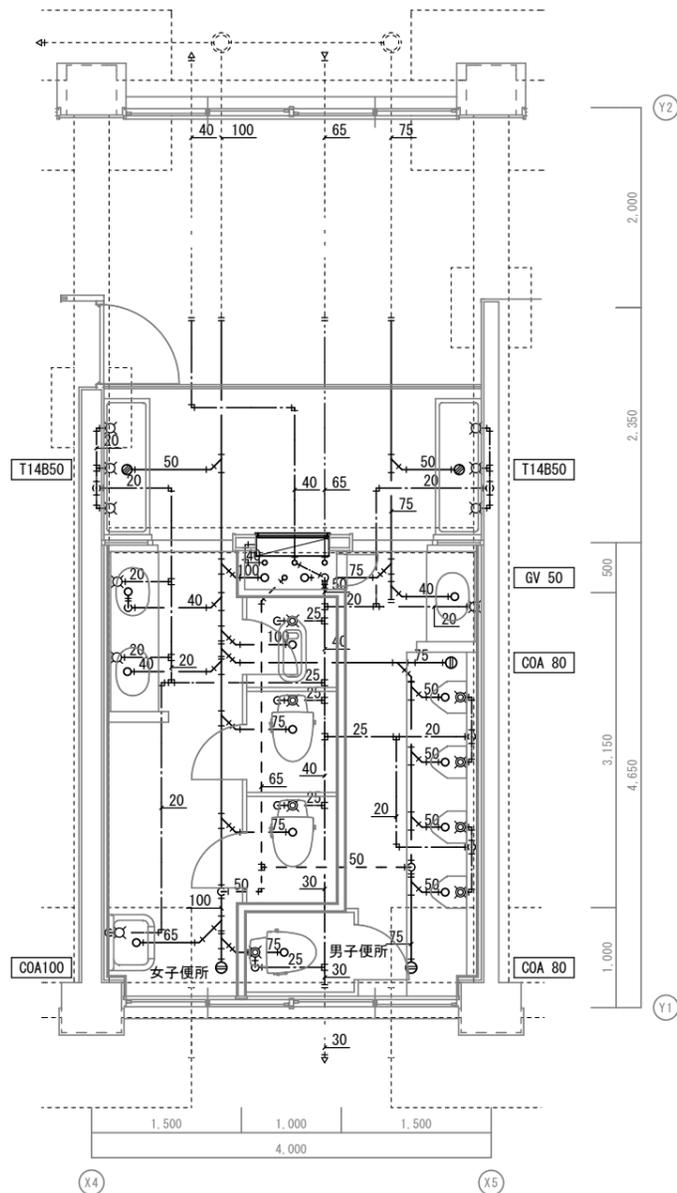

改修前 衛生器具表

名称	仕様	男子便所	女子便所	改修内容
和風便器	フラッシュバルブ 紙巻器		1	撤去
洋風便器	フラッシュバルブ 紙巻器	1	2	撤去
小便器	自動洗浄 (フラッシュバルブ)	4		撤去
洗面器	カンケ 鏡	1	2	撤去
掃除流し			1	撤去
屋内消火栓	総合形 埋込形 1号消火栓	1		撤去


凡例

記号	説明
—	実線：撤去配管を示す
----	破線：既設配管を示す
—+---	配管切断を示す

※配管の残置部分の端部はプラグ・キャップ止とする。

2

改修後 北舎東1階トイレ平面詳細図

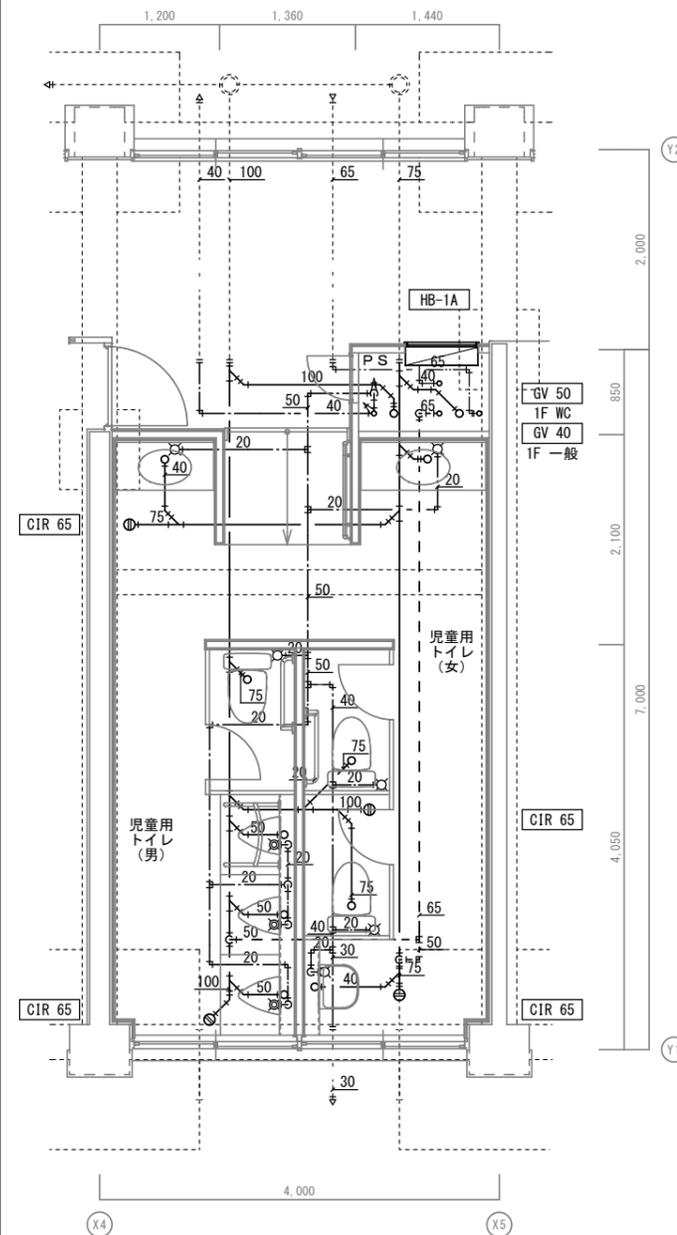


凡例

記号	説明
—	実線：新設配管を示す
----	破線：既設配管を示す
—+---	接続位置を示す

工事名	可児市立東明小学校トイレ大規模改造工事(II期)		
種別	改修前・後 北舎1階東 トイレ平面詳細図	図面番号	M-18
縮尺	1/50	作成年月	令和6年10月
設計者	株式会社 廣建築設備設計		
氏名印	一級建築士 第311227号 野内理仁		

1

改修前 北舎東2・3階トイレ平面詳細図

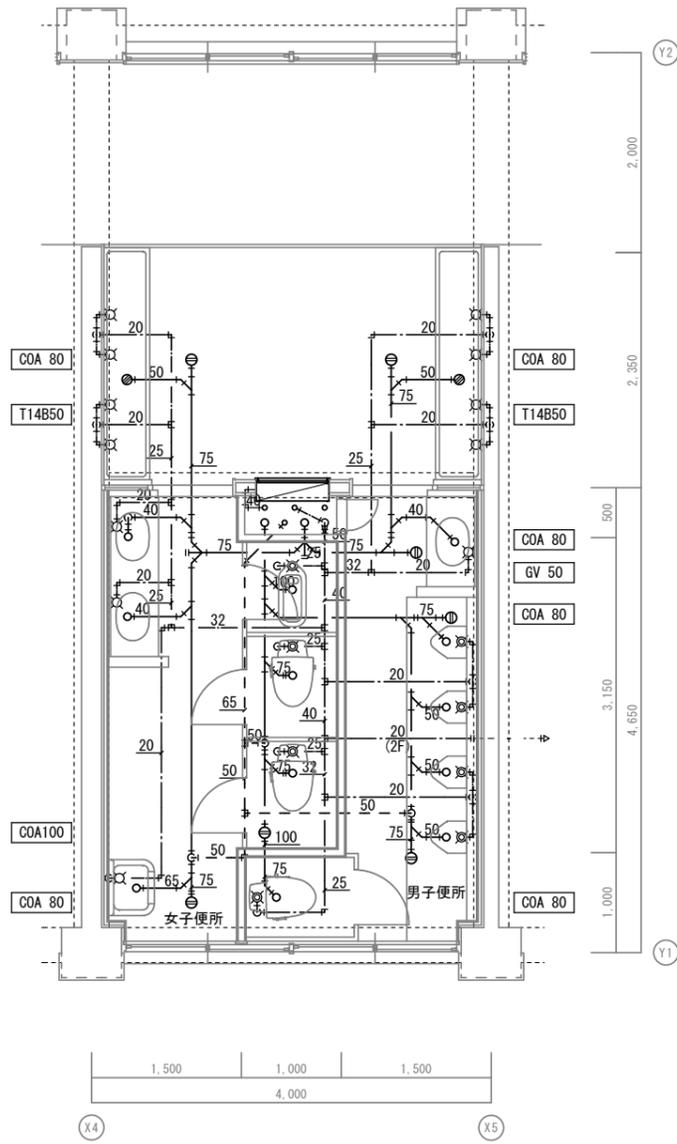

改修前 衛生器具表


名称	仕様	2階		3階		改修内容
		男子便所	女子便所	男子便所	女子便所	
和風便器	フラッシュバルブ 紙巻器		1	1	1	撤去
洋風便器	フラッシュバルブ 紙巻器	1	2	1	2	撤去
小便器	自動洗浄 (フラッシュバルブ)	4		4		撤去
洗面器	カンカン 鏡	1	2	1	2	撤去
掃除流し			1		1	撤去
屋内消火栓	総合形 埋込形 1号消火栓	1		1		撤去

凡例

記号	説明
—	実線：撤去配管を示す
----	破線：既設配管を示す
— ---	配管切断を示す

2

改修後 北舎東2・3階トイレ平面詳細図

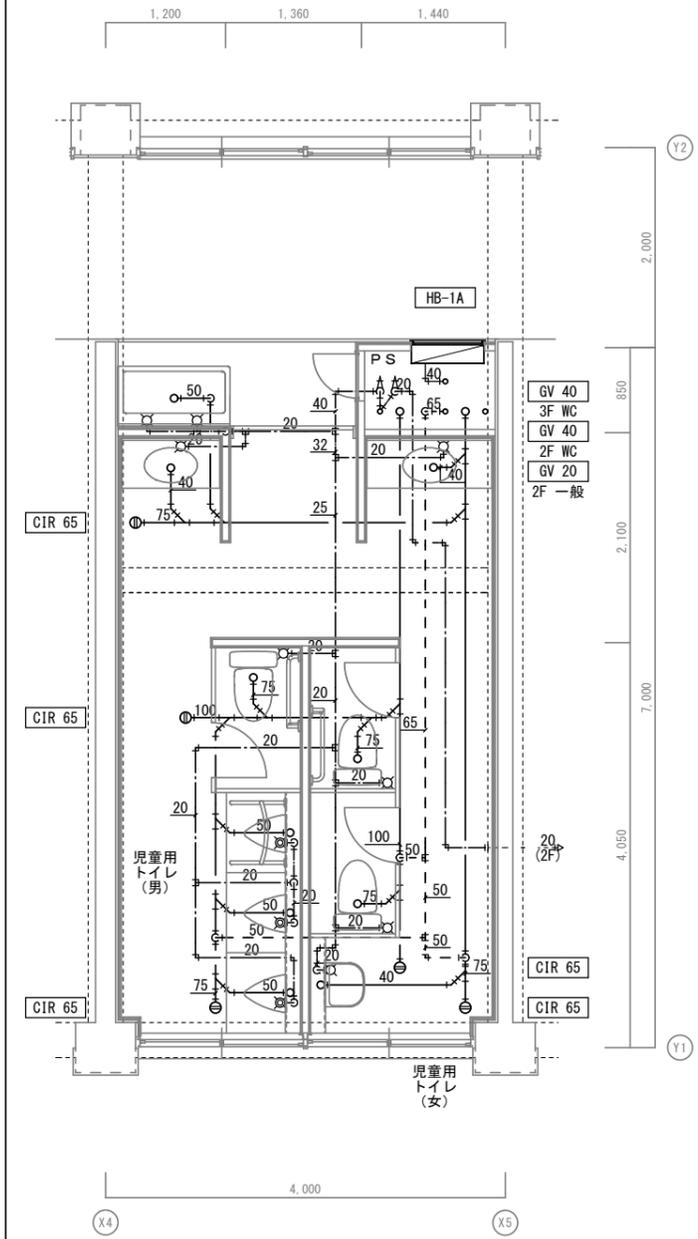

凡例


記号	説明
—	実線：新設配管を示す
----	破線：既設配管を示す
— ---	接続位置を示す

・新設配管のスラブ立上り、立下りはコア抜きとする。

工事名	可見市立東明小学校トイレ大規模改修工事(Ⅱ期)		
種別	改修前・後 北舎2階西	図面番号	M-19
	トイレ平面詳細図		
縮尺	1/50	作成年月	令和6年10月
設計者	株式会社 廣建築設備設計		
氏名印	一級建築士 第311227号 野内理仁		

1

改修前 屋内運動場トイレ平面詳細図

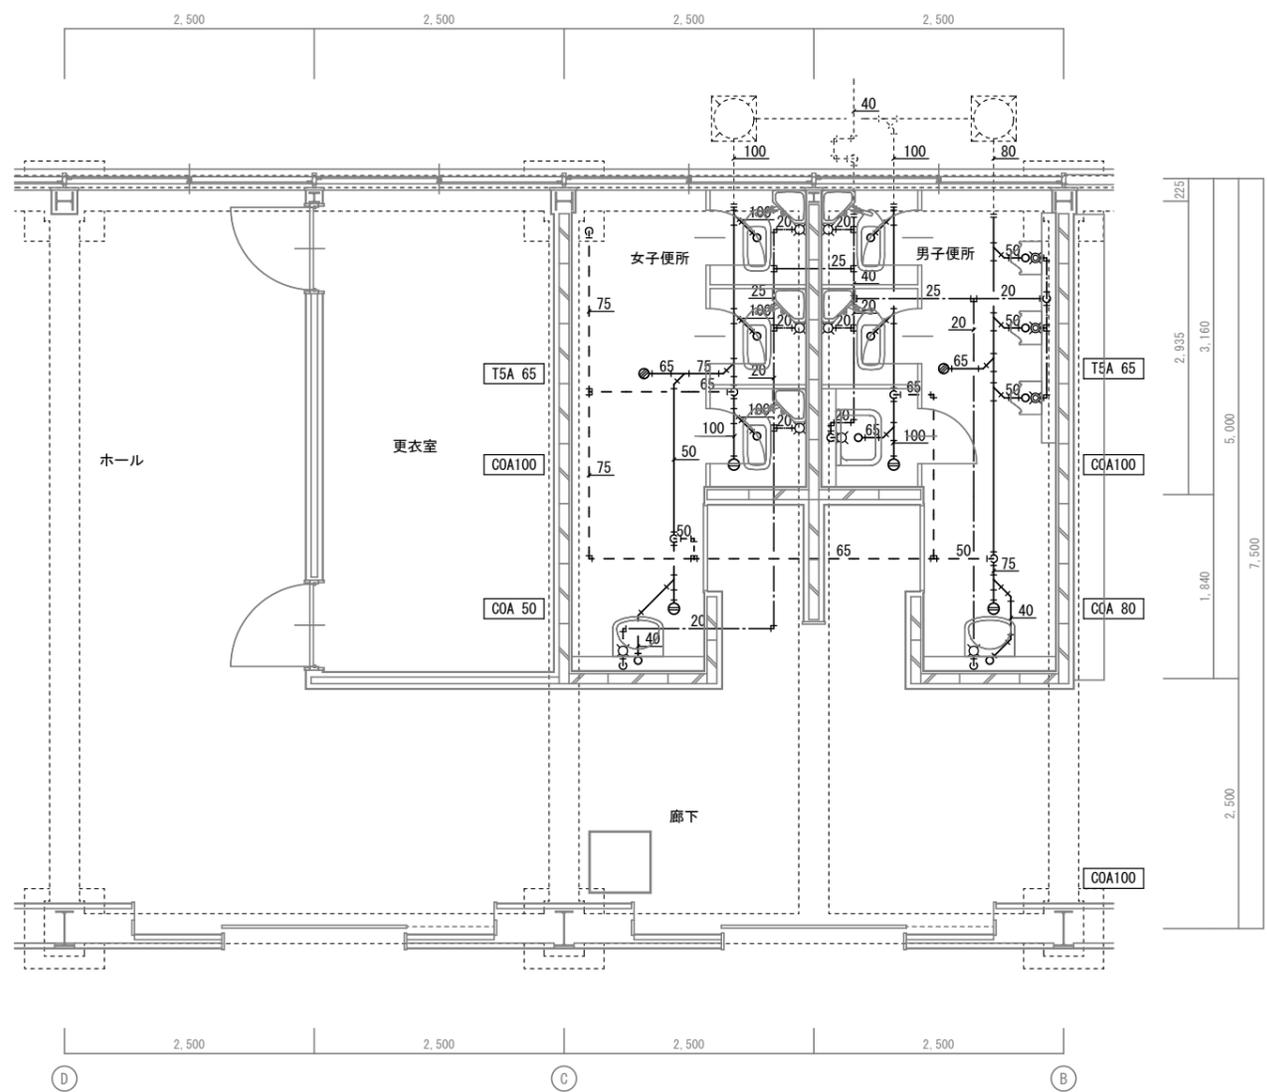

改修前 衛生器具表


名称	仕様	男子便所	女子便所	改修内容
和風便器	フラッシュバルブ 紙巻器	2	3	撤去
小便器	自動洗浄 (フラッシュバルブ)	3		撤去
洗面器	鏡	1	1	撤去
掃除流し		1		撤去

凡例

記号	説明
—	実線：撤去配管を示す
----	破線：既設配管を示す
—+---	配管切断を示す

2

改修後 屋内運動場トイレ平面詳細図

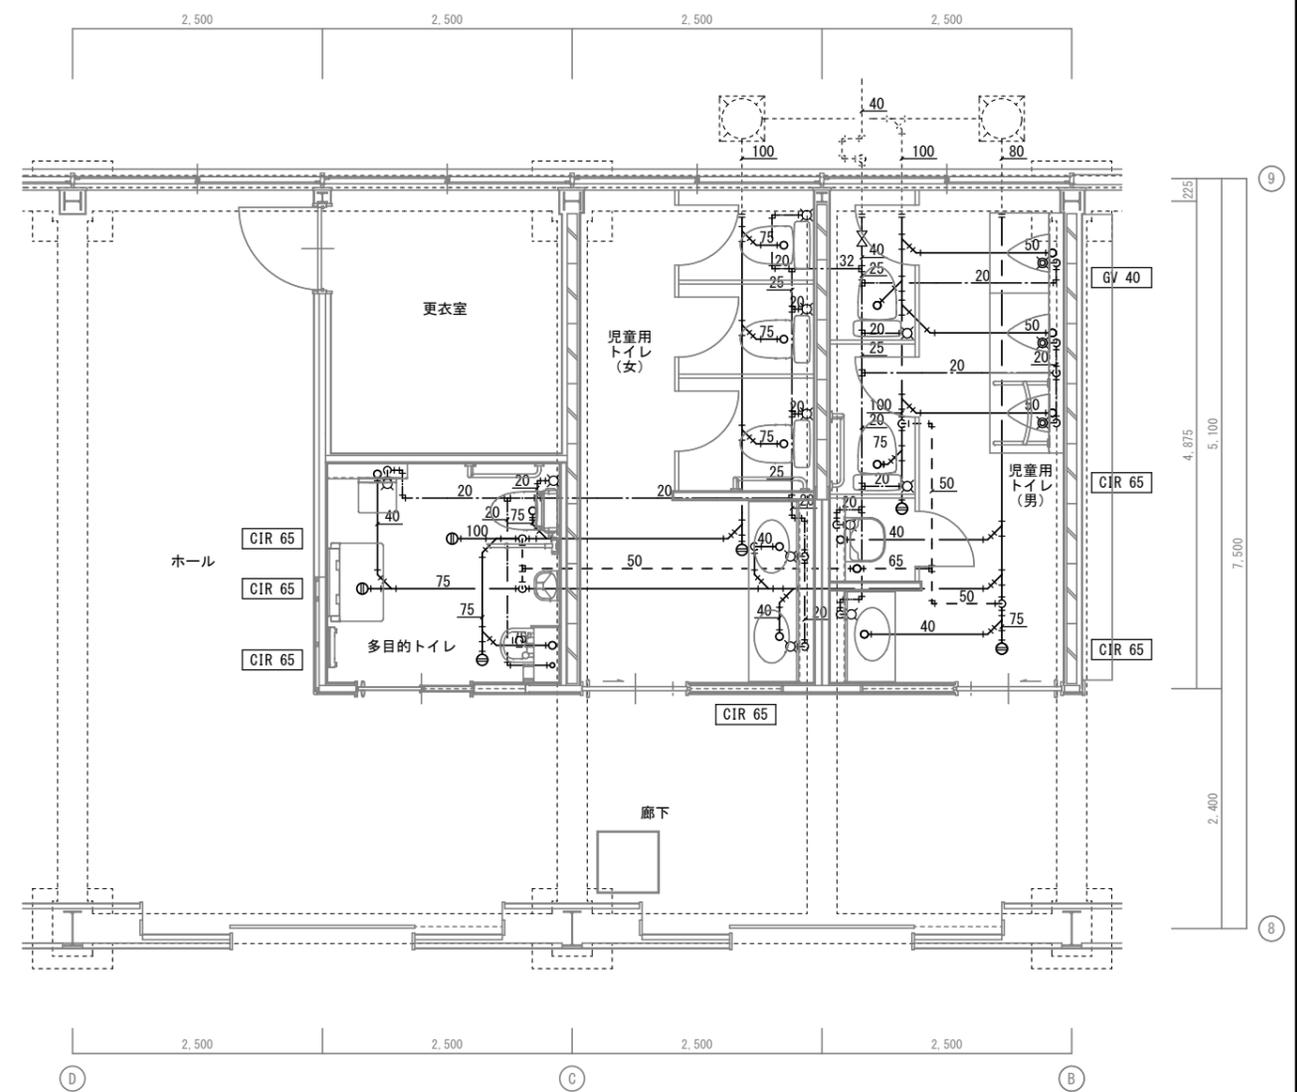

凡例

記号	説明
—	実線：新設配管を示す
----	破線：既設配管を示す
—+---	接続位置を示す

・新設配管のスラブ立上り、立下りはコア抜きとする。

工事名	可児市立東明小学校トイレ大規模改造工事(Ⅱ期)		
種別	改修前・後 屋内運動場 トイレ平面詳細図	図面番号	M-20
縮尺	1/50	作成年月	令和6年10月
設計者	株式会社 廣建築設備設計		
氏名印	一級建築士 第311227号 野内雅仁		